


上海交通大学医学院附属新华医院

核医学科骨密度机房防护装饰工程

日期	姓名	专业	日期	姓名	专业	日期	姓名	专业
DATE	NAME	DESIGNER	DATE	NAME	DESIGNER	DATE	NAME	DESIGNER
		电气			暖通			给排水
		ELECTRICAL ENGINEER			MECHANICAL ENGINEER			PLUMBING ENGINEER
专业	姓名	专业	日期	姓名	专业	日期	姓名	专业
DESIGNED	NAME	DESIGNED	DATE	NAME	DESIGNED	DATE	NAME	DESIGNED
建筑		结构						
ARCHITECT		STRUCTURAL ENGINEER						
会签	会签	会签	会签	会签	会签	会签	会签	会签
JOINT	JOINT	JOINT	JOINT	JOINT	JOINT	JOINT	JOINT	JOINT
SIGNATURE	SIGNATURE	SIGNATURE	SIGNATURE	SIGNATURE	SIGNATURE	SIGNATURE	SIGNATURE	SIGNATURE

图形文件名称: _____

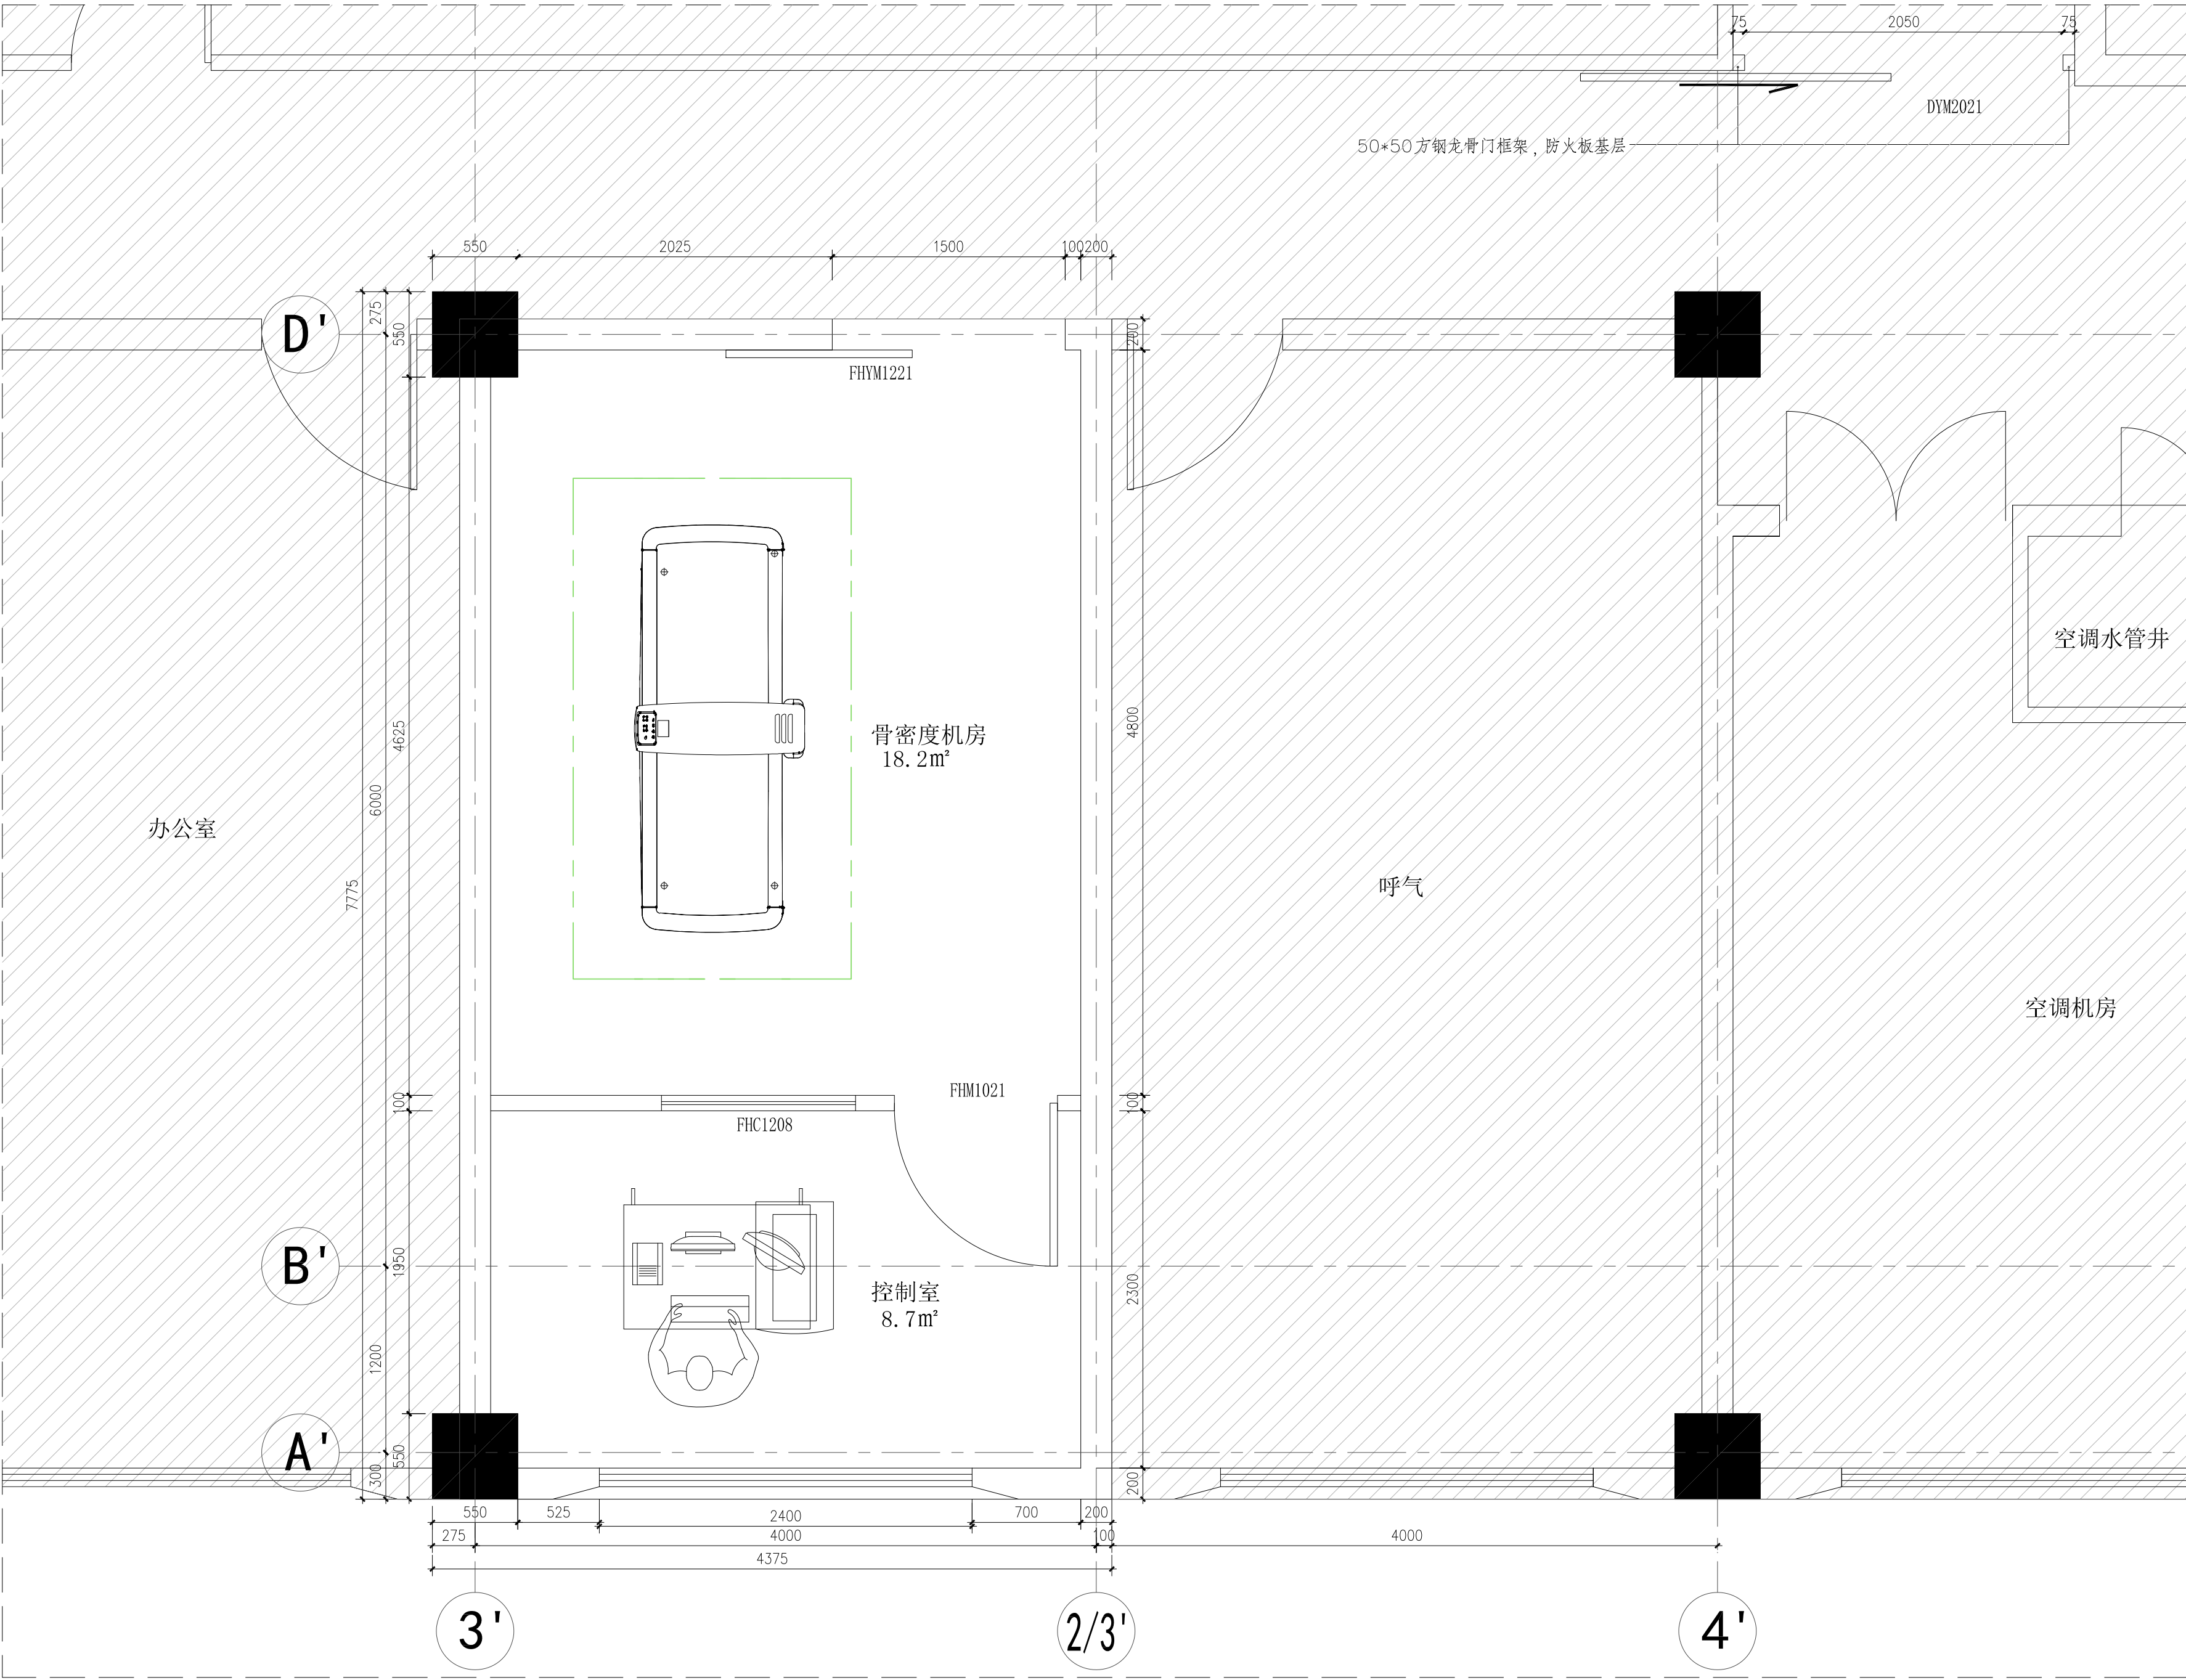

平面布置图

Scale:1:30

备注 DESCRIPTION:

图例说明	
图例	名称
	非设计区域

门窗说明		
门窗编号	数量	备注
FHYM1221	1	成品防护电动移门
FCH1208	1	铅玻璃防护窗
FHM1021	1	成品防护单开门

出图签章 SEAL:

执业专用章签章 PROFESSIONAL SIGNATURE:

上海浚源建筑设计股份有限公司
SHUYUAN Architectural Design Co., Ltd.
设计证书甲级编号: A231003392

合作设计 CO-DESIGNER

建设单位 DEVELOPER/LANDOWNER

上海交通大学医学院附属新华医院

工程名称 PROJECT TITLE

核医学科骨密度机房防护装饰工程

项目 PROJECT

核医学科骨密度机房防护装饰工程

图纸名称 DRAWING TITLE


平面布置图

设计负责人 PROJECT DIRECTOR	XXX	
审 定 APPROVED BY	XXX	
审 核 AGREED BY	XXX	
校 对 CHECKED BY	XXX	
专业负责人 PROJECT IN-CHARGE	XXX	
设 计 DESIGNED BY	周洁仪	
制 图 DRAWN BY	周洁仪	

专 业 SPECIALITY	装饰	工程编号 PROJECT NO.	XXXXXXXX
阶 段 STAGE	施工图	比 例 SCALE	详见图
图 号 DRAWING NO.	02	日 期 DATE	2024. 11

日期	姓名	专业	日期	姓名	专业	日期	姓名	专业
DATE	NAME	DESIGNER	DATE	NAME	DESIGNER	DATE	NAME	DESIGNER
		电气			暖通			给排水
		ELECTRICAL ENGINEER			MECHANICAL ENGINEER			PLUMBING ENGINEER
专业	姓名	专业	日期	姓名	专业	日期	姓名	专业
DESIGNED	NAME	DESIGNED	DATE	NAME	DESIGNED	DATE	NAME	DESIGNED
建筑		结构						
ARCHITECT		STRUCTURAL ENGINEER						
会签	会签	会签	会签	会签	会签	会签	会签	会签
JOINT	JOINT	JOINT	JOINT	JOINT	JOINT	JOINT	JOINT	JOINT
SIGNATURE	SIGNATURE	SIGNATURE	SIGNATURE	SIGNATURE	SIGNATURE	SIGNATURE	SIGNATURE	SIGNATURE

图形文件名称：

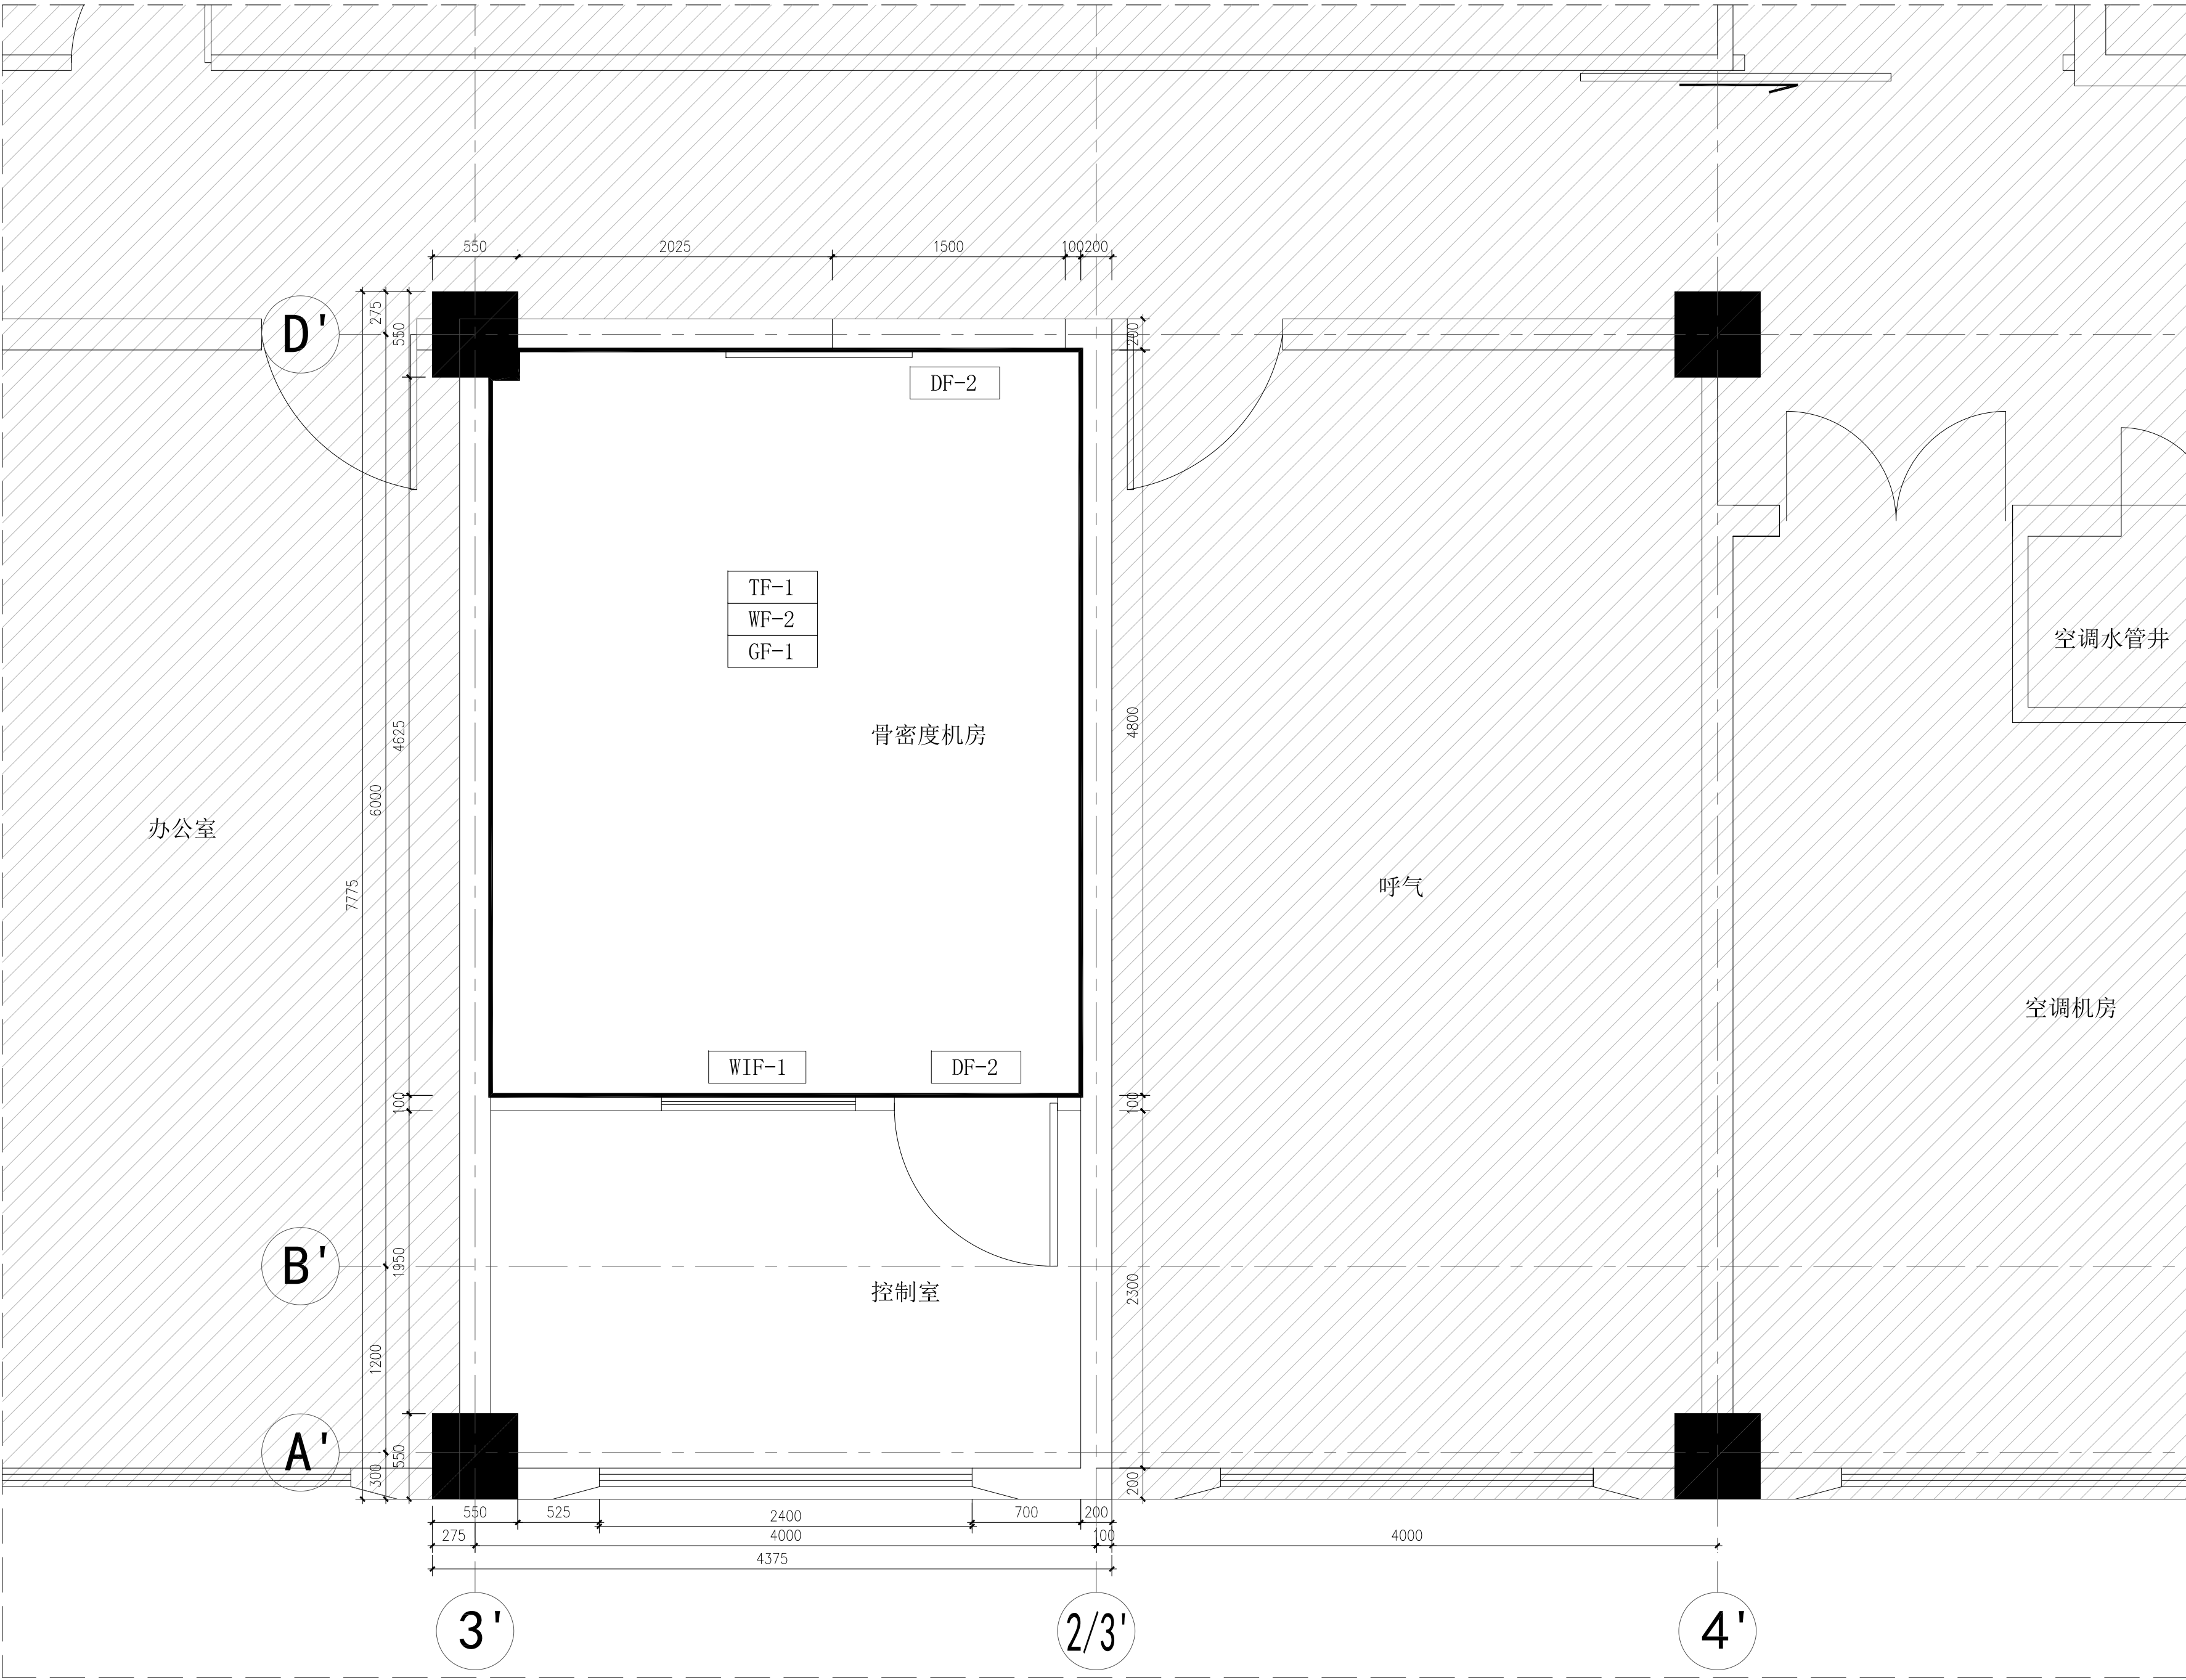

防护布置图

Scale:1:30

备注 DESCRIPTION:

图例	名称
	非设计区域

编号	说明
WF-2	此区域墙面2mm厚铅板 H=3500mm
TF-1	此为顶面1mm厚铅板
GF-1	此为地面1mm厚铅板
DF-2	此为内嵌2mm厚铅板防护门及门套
WIF-2	此为2mmpb（10mm厚）铅玻璃，2mm厚铅板防护窗套

出图签章 SEAL:

执业专用章签章 PROFESSIONAL SIGNATURE:

上海浚源建筑设计股份有限公司
SHUYUAN Architectural Design Co., Ltd.
设计证书甲级编号：A231003392

合作设计 CO-DESIGNER

建设单位 DEVELOPER/LANDOWNER

上海交通大学医学院附属新华医院

工程名称 PROJECT TITLE

核医学科骨密度机房防护装饰工程

项目 PROJECT

核医学科骨密度机房防护装饰工程

图纸名称 DRAWING TITLE


防护布置图

设计负责人 PROJECT DIRECTOR	XXX	
审 定 APPROVED BY	XXX	
审 核 AGREED BY	XXX	
校 对 CHECKED BY	XXX	
专业负责人 PROJECT IN-CHARGE	XXX	
设 计 DESIGNED BY	周洁仪	
制 图 DRAWN BY	周洁仪	

专 业 SPECIALITY	装饰	工程编号 PROJECT NO.	XXXXXXXX
阶 段 STAGE	施工图	比 例 SCALE	详见图
图 号 DRAWING NO.	03	日 期 DATE	2024.11

日期	姓名	专业	日期	姓名	专业	日期	姓名	专业
DATE	NAME	DESIGNER	DATE	NAME	DESIGNER	DATE	NAME	DESIGNER
		电气			暖通			给排水
		ELECTRICAL ENGINEER			MECHANICAL ENGINEER			PLUMBING ENGINEER
专业	姓名	日期	专业	姓名	日期	专业	姓名	日期
DESIGNED	NAME	DATE	DESIGNED	NAME	DATE	DESIGNED	NAME	DATE
建筑			结构			建筑		
ARCHITECT			STRUCTURAL ENGINEER			ARCHITECT		
会签	会签	会签	会签	会签	会签	会签	会签	会签
JOINT	JOINT	JOINT	JOINT	JOINT	JOINT	JOINT	JOINT	JOINT
SIGNATURE	SIGNATURE	SIGNATURE	SIGNATURE	SIGNATURE	SIGNATURE	SIGNATURE	SIGNATURE	SIGNATURE

图形文件名称:

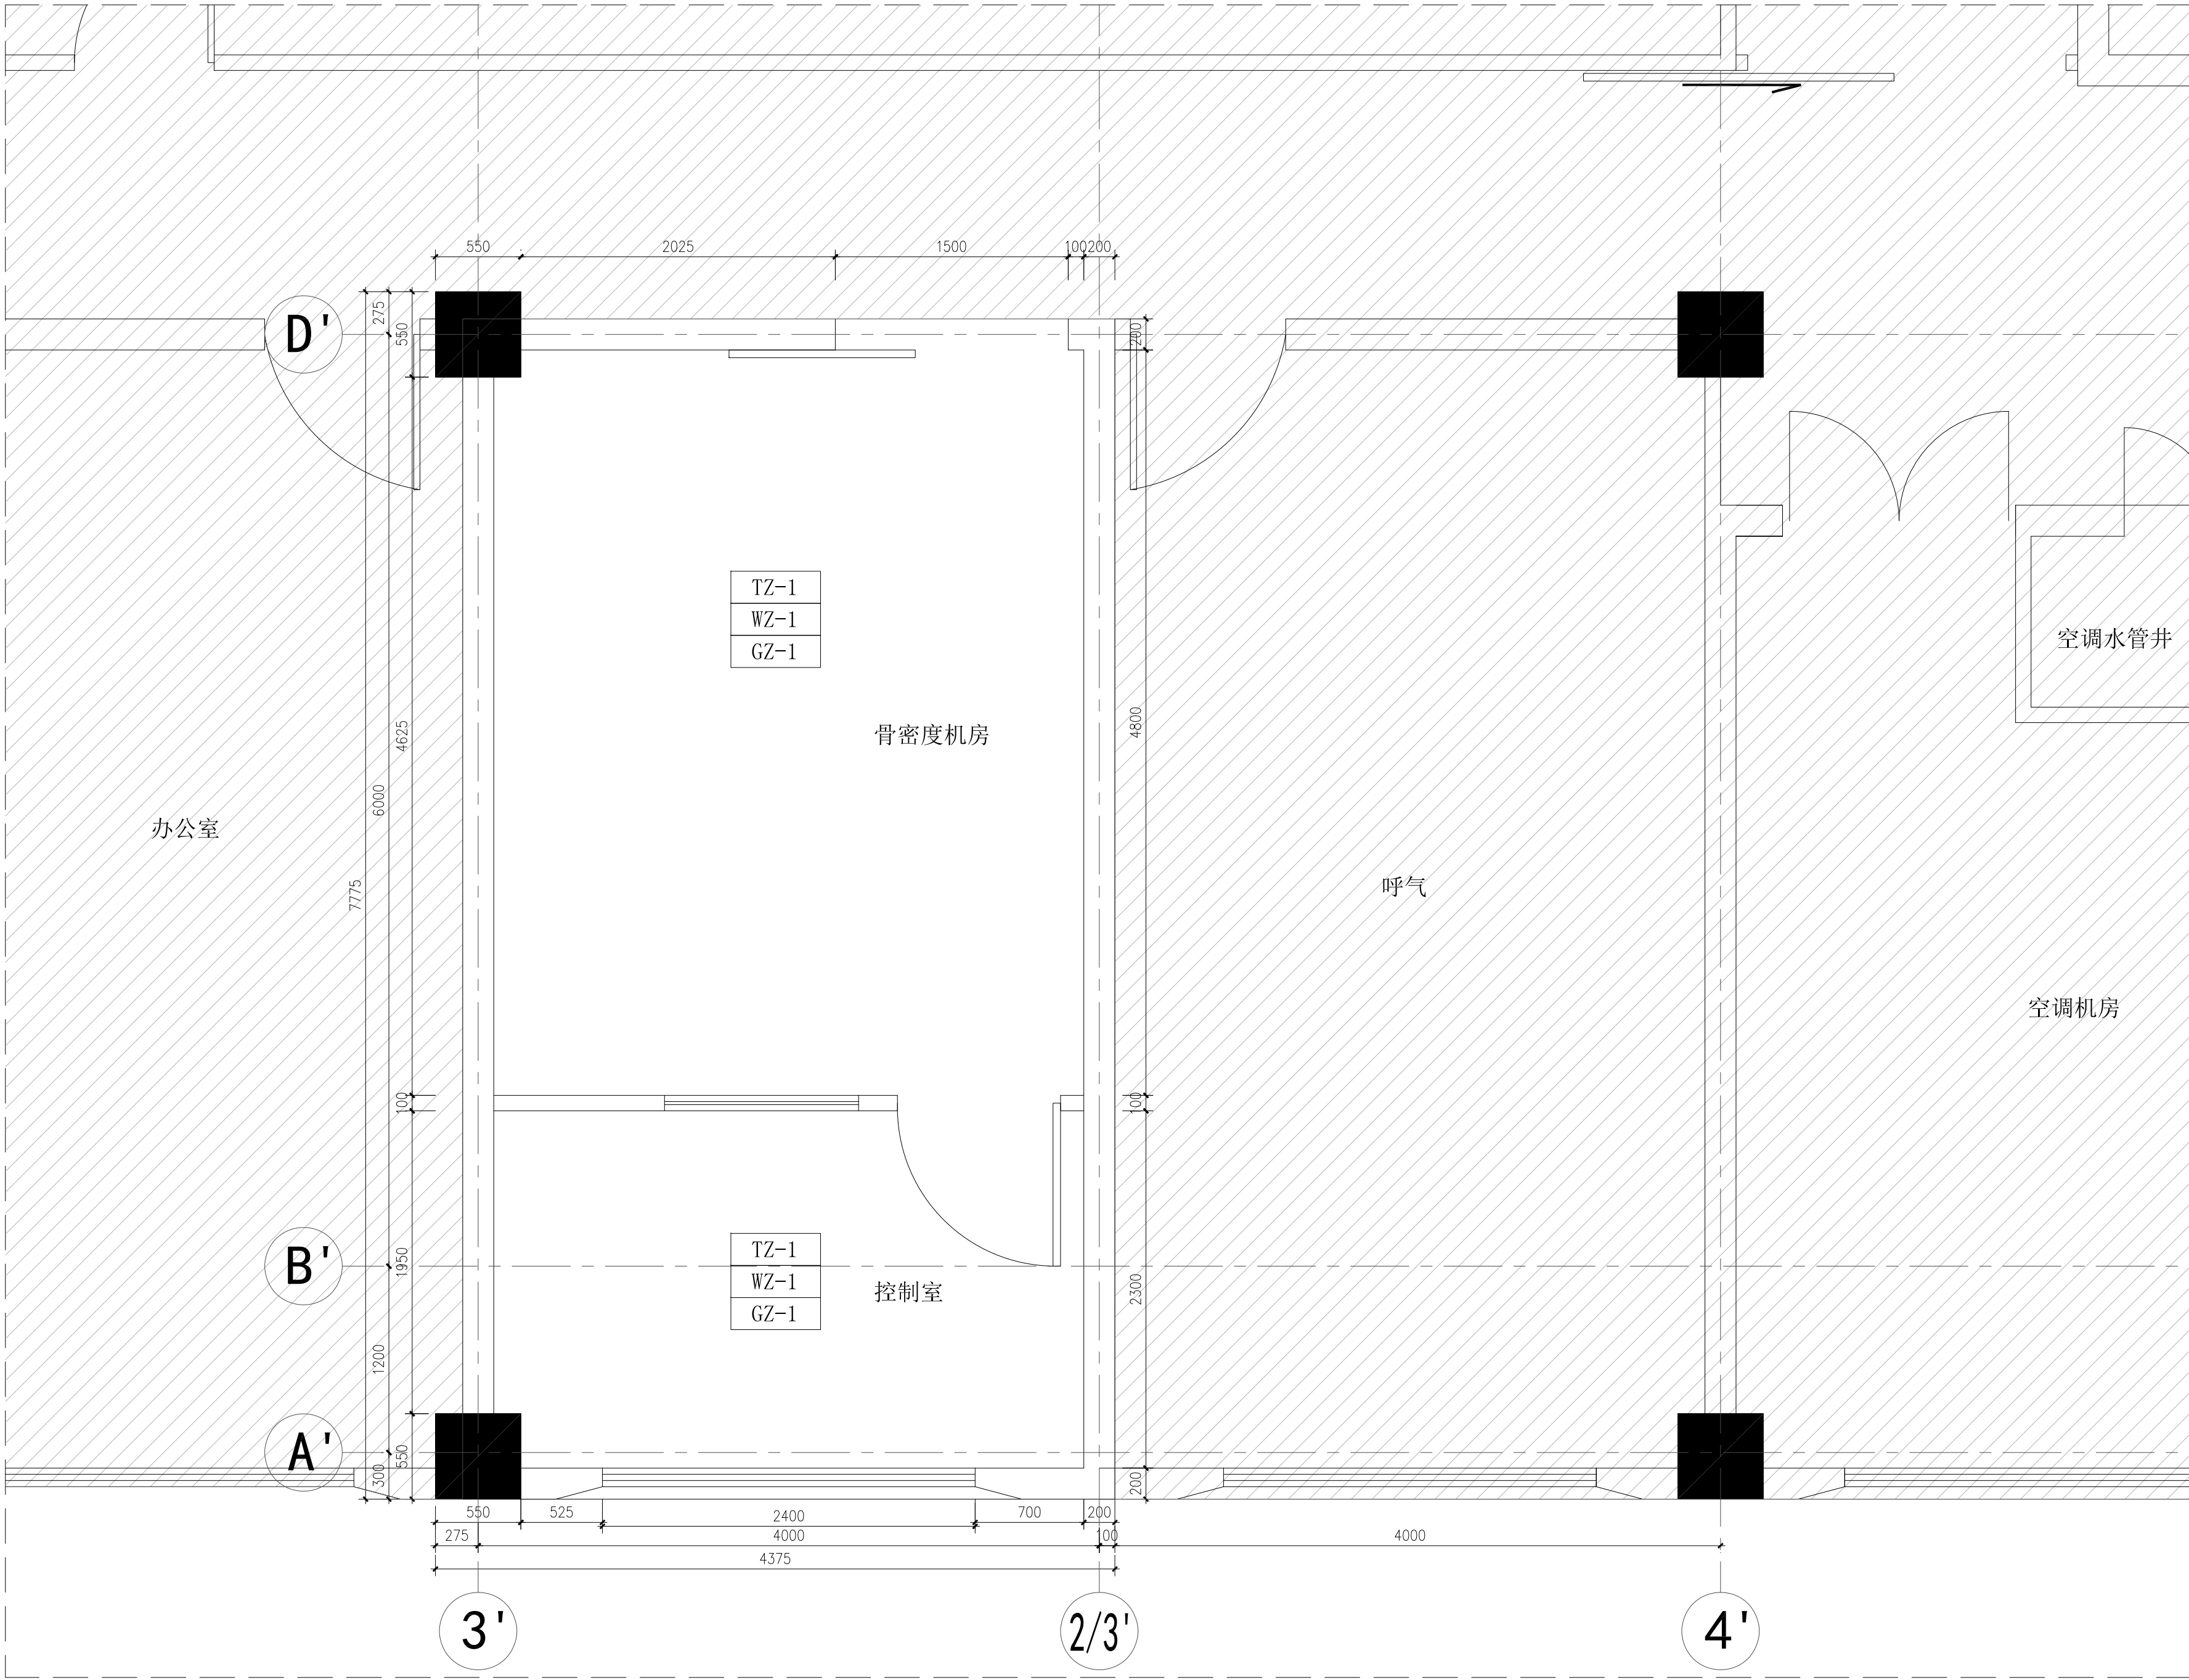

防护面层饰面材料图

Scale:1:30

备注 DESCRIPTION:

图例	名称
	非设计区域

编号	说明
TZ-1	此为顶面600*600浅灰色铝扣板
WZ-1	此墙面安装玻璃镁防火积层板, 米色无机预涂板饰面, 不锈钢嵌条嵌缝, 阳角不锈钢收边
GZ-1	此为地面同质透心PVC卷材地面, 上翻100mm做踢脚

出图签章 SEAL:

执业专用章签章 PROFESSIONAL SIGNATURE:

上海浚源建筑设计股份有限公司
SHUY Architectural Design Co., Ltd.
设计证书甲级编号: A231003392

合作设计 CO-DESIGNER

建设单位 DEVELOPER/LANDOWNER

上海交通大学医学院附属新华医院

工程名称 PROJECT TITLE

核医学科骨密度机房防护装饰工程

项目 PROJECT

核医学科骨密度机房防护装饰工程

图纸名称 DRAWING TITLE


防护面层饰面材料图

设计负责人 PROJECT DIRECTOR	XXX	
审 定 APPROVED BY	XXX	
审 核 AGREED BY	XXX	
校 对 CHECKED BY	XXX	
专业负责人 PROJECT IN-CHARGE	XXX	
设 计 DESIGNED BY	周洁仪	
制 图 DRAWN BY	周洁仪	

专 业 SPECIALITY	装饰	工程编号 PROJECT NO.	XXXXXXXX
阶 段 STAGE	施工图	比 例 SCALE	详见图
图 号 DRAWING NO.	04	日 期 DATE	2024. 11




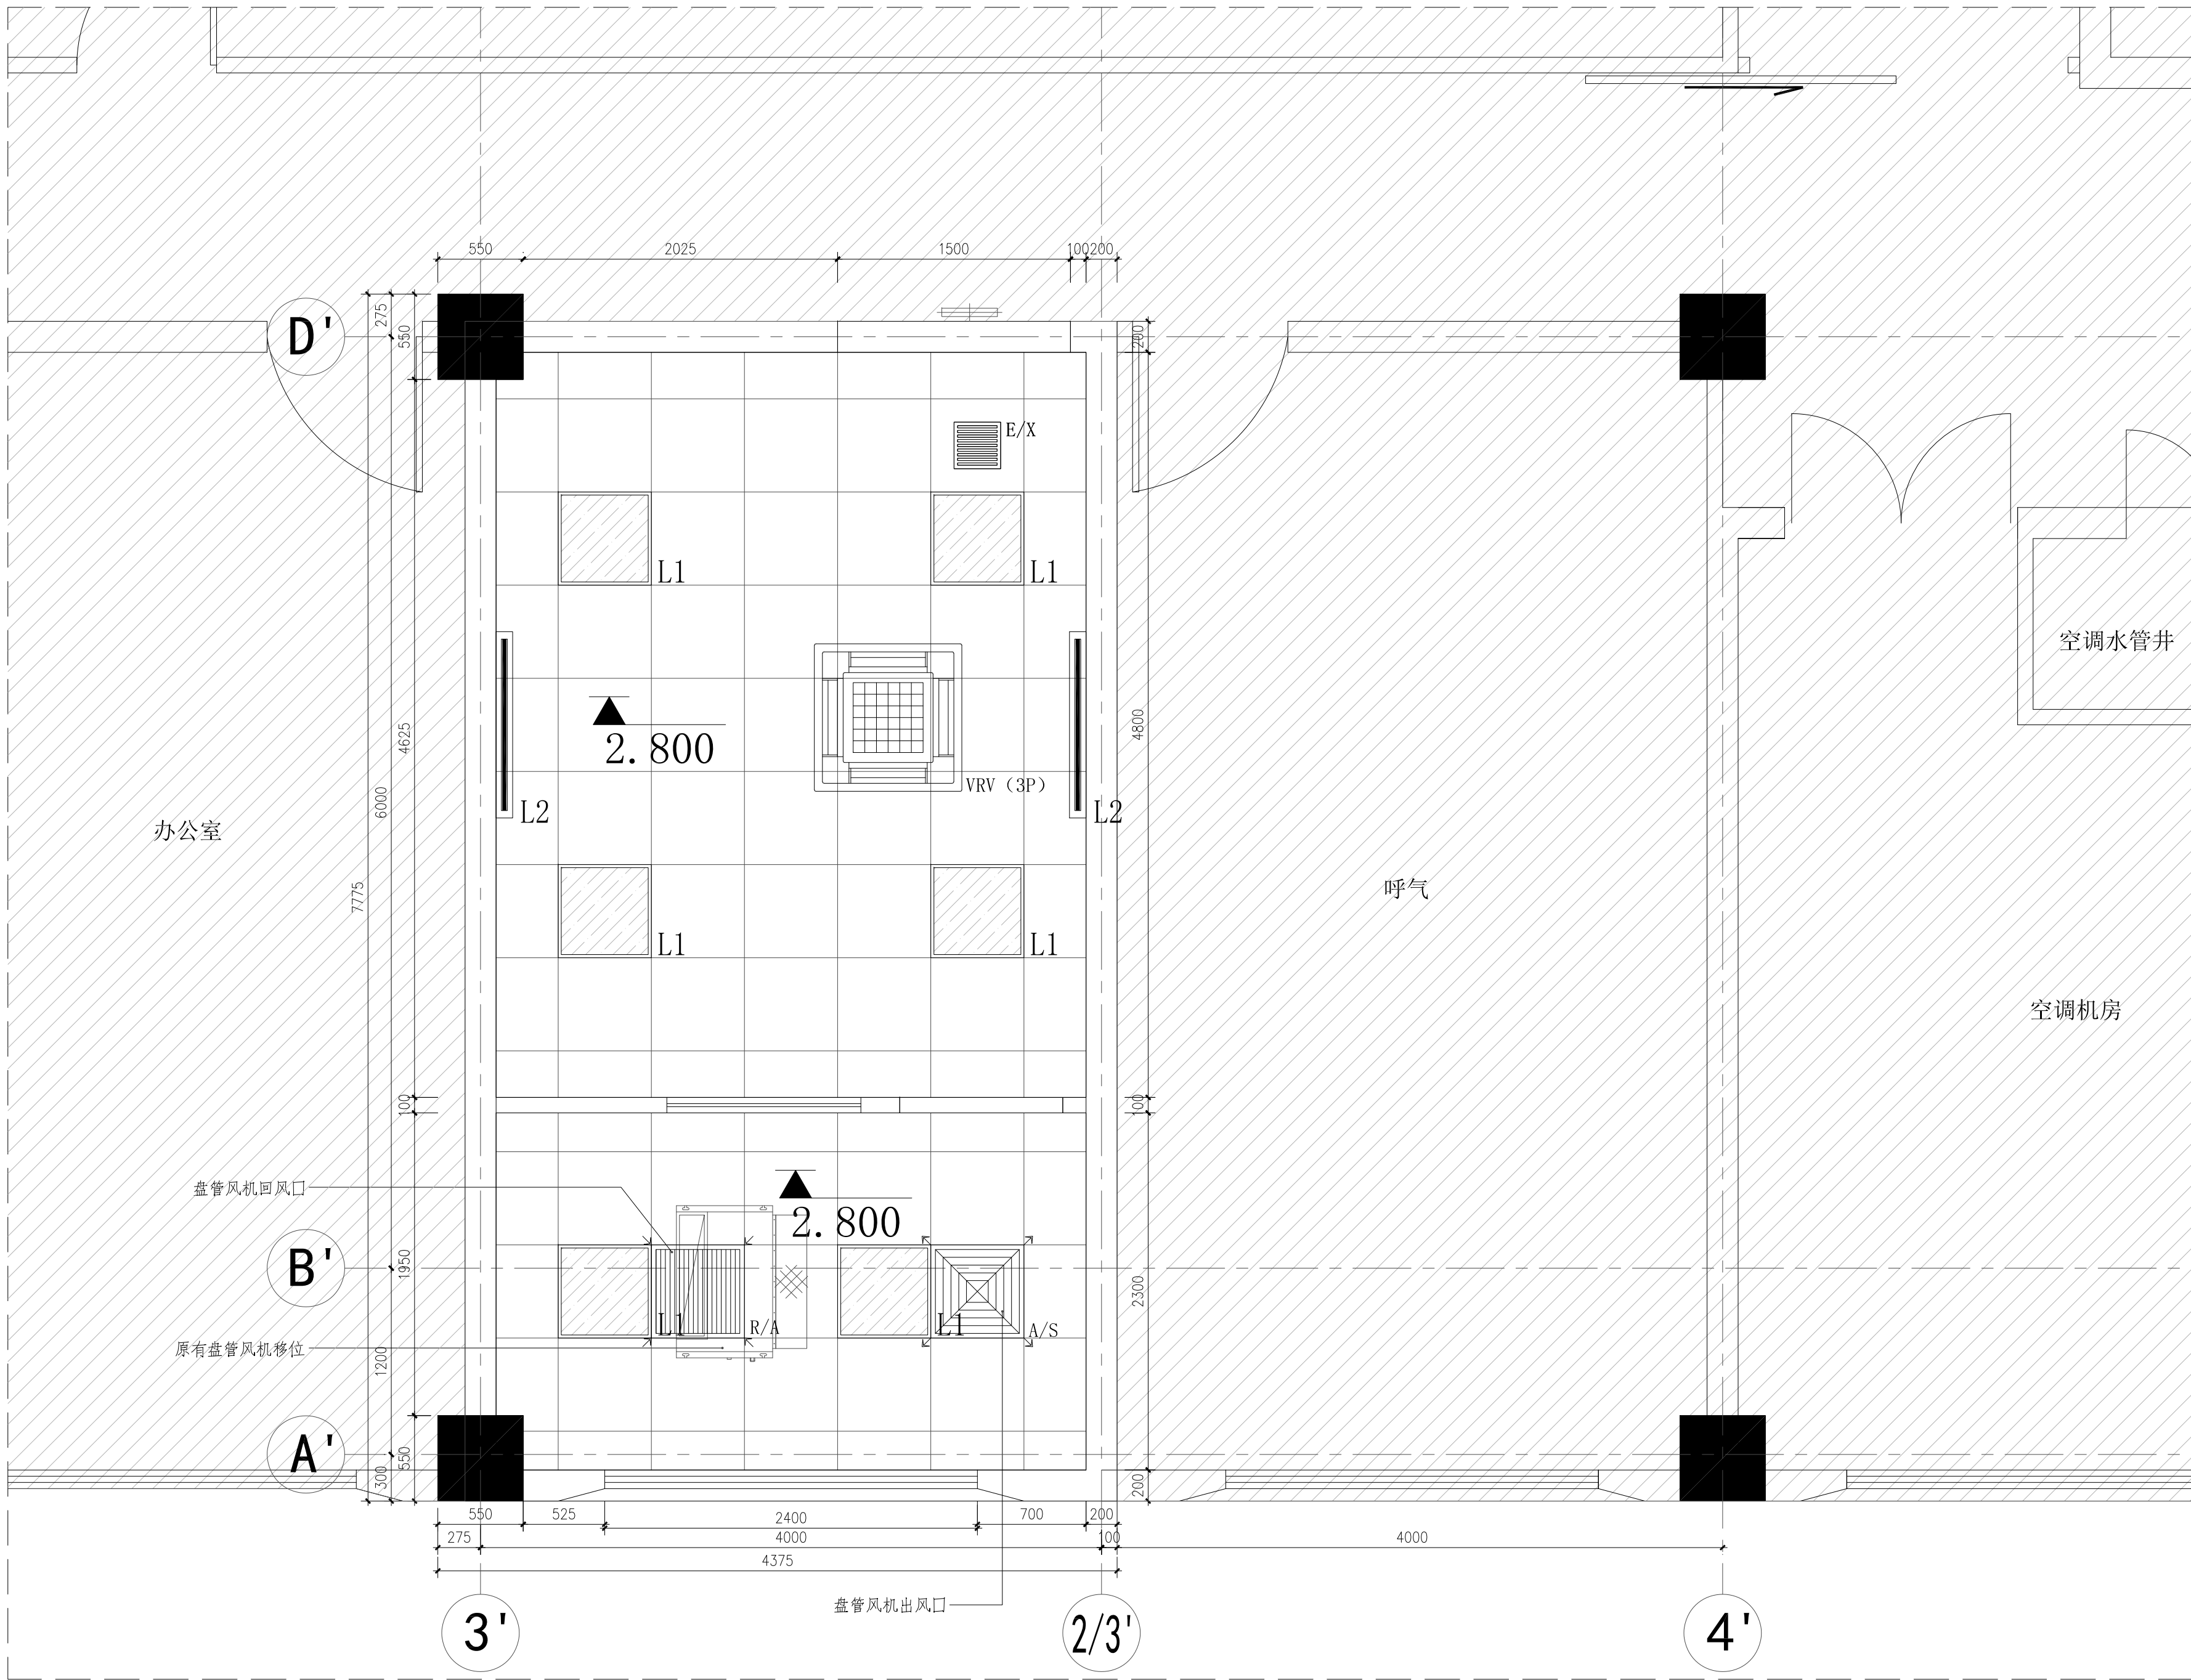


会 签 JOINT SIGNATURE	专 业 DESIGNER	姓 名 NAME	日 期 DATE	专 业 DESIGNER	姓 名 NAME	日 期 DATE
	建 筑 ARCHITECT			暖 通 MECHANICAL ENGINEER		
	结 构 STRUCTURAL ENGINEER			备 注 PLUMBING ENGINEER		
				电 气 ELECTRICAL ENGINEER		

 图形文件名称：



综合天花布置图

 Scale:1:30

备注: DESCRIPTION:	
图例说明	
图例	名称
	非设计区域
顶面设备说明	
图例	说明
	600*600平板灯
	紫外线灯
	警示灯 (H=2300mm)
	排风扇
	3P-VRV空调

出图签章 SEAL:

执业专用章签章 PROFESSIONAL SIGNATURE:


上海浚源建筑设计股份有限公司
SHJY Architectural Design Co., Ltd.
 设计证书甲级编号: A231003392

合作设计 CO-DESIGNER

建设单位 DEVELOPER/LANDOWNER

上海交通大学医学院附属新华医院

工程名称 PROJECT TITLE

核医学科骨密度机房防护装饰工程

项目 PROJECT

核医学科骨密度机房防护装饰工程


图纸名称 DRAWING TITLE

综合天花布置图

设计负责人 PROJECT DIRECTOR	XXX		
审 定 APPROVED BY	XXX		
审 核 AGREED BY	XXX		
校 对 CHECKED BY	XXX		
专业负责人 PROJECT IN-CHARGE	XXX		
设 计 DESIGNED BY	周洁仪		
制 图 DRAWN BY	周洁仪		
专 业 SPECIALTY	装饰	工程编号 PROJECT NO.	XXXXXXXX
阶 段 STAGE	施工图	比 例 SCALE	详见图
图 号 DRAWING NO.	05	日 期 DATE	2024. 11

日期	姓名	专业	日期	姓名	专业	日期	姓名	专业
DATE	NAME	DESIGNER	DATE	NAME	DESIGNER	DATE	NAME	DESIGNER
		电气			暖通			给排水
		ELECTRICAL ENGINEER			MECHANICAL ENGINEER			PLUMBING ENGINEER
日期	姓名	专业	日期	姓名	专业	日期	姓名	专业
DATE	NAME	DESIGNER	DATE	NAME	DESIGNER	DATE	NAME	DESIGNER
		结构			建筑			暖通
		STRUCTURAL ENGINEER			ARCHITECT			MECHANICAL ENGINEER
会签	会签	会签	会签	会签	会签	会签	会签	会签
JOINT	JOINT	JOINT	JOINT	JOINT	JOINT	JOINT	JOINT	JOINT
SIGNATURE	SIGNATURE	SIGNATURE	SIGNATURE	SIGNATURE	SIGNATURE	SIGNATURE	SIGNATURE	SIGNATURE

图形文件名称：

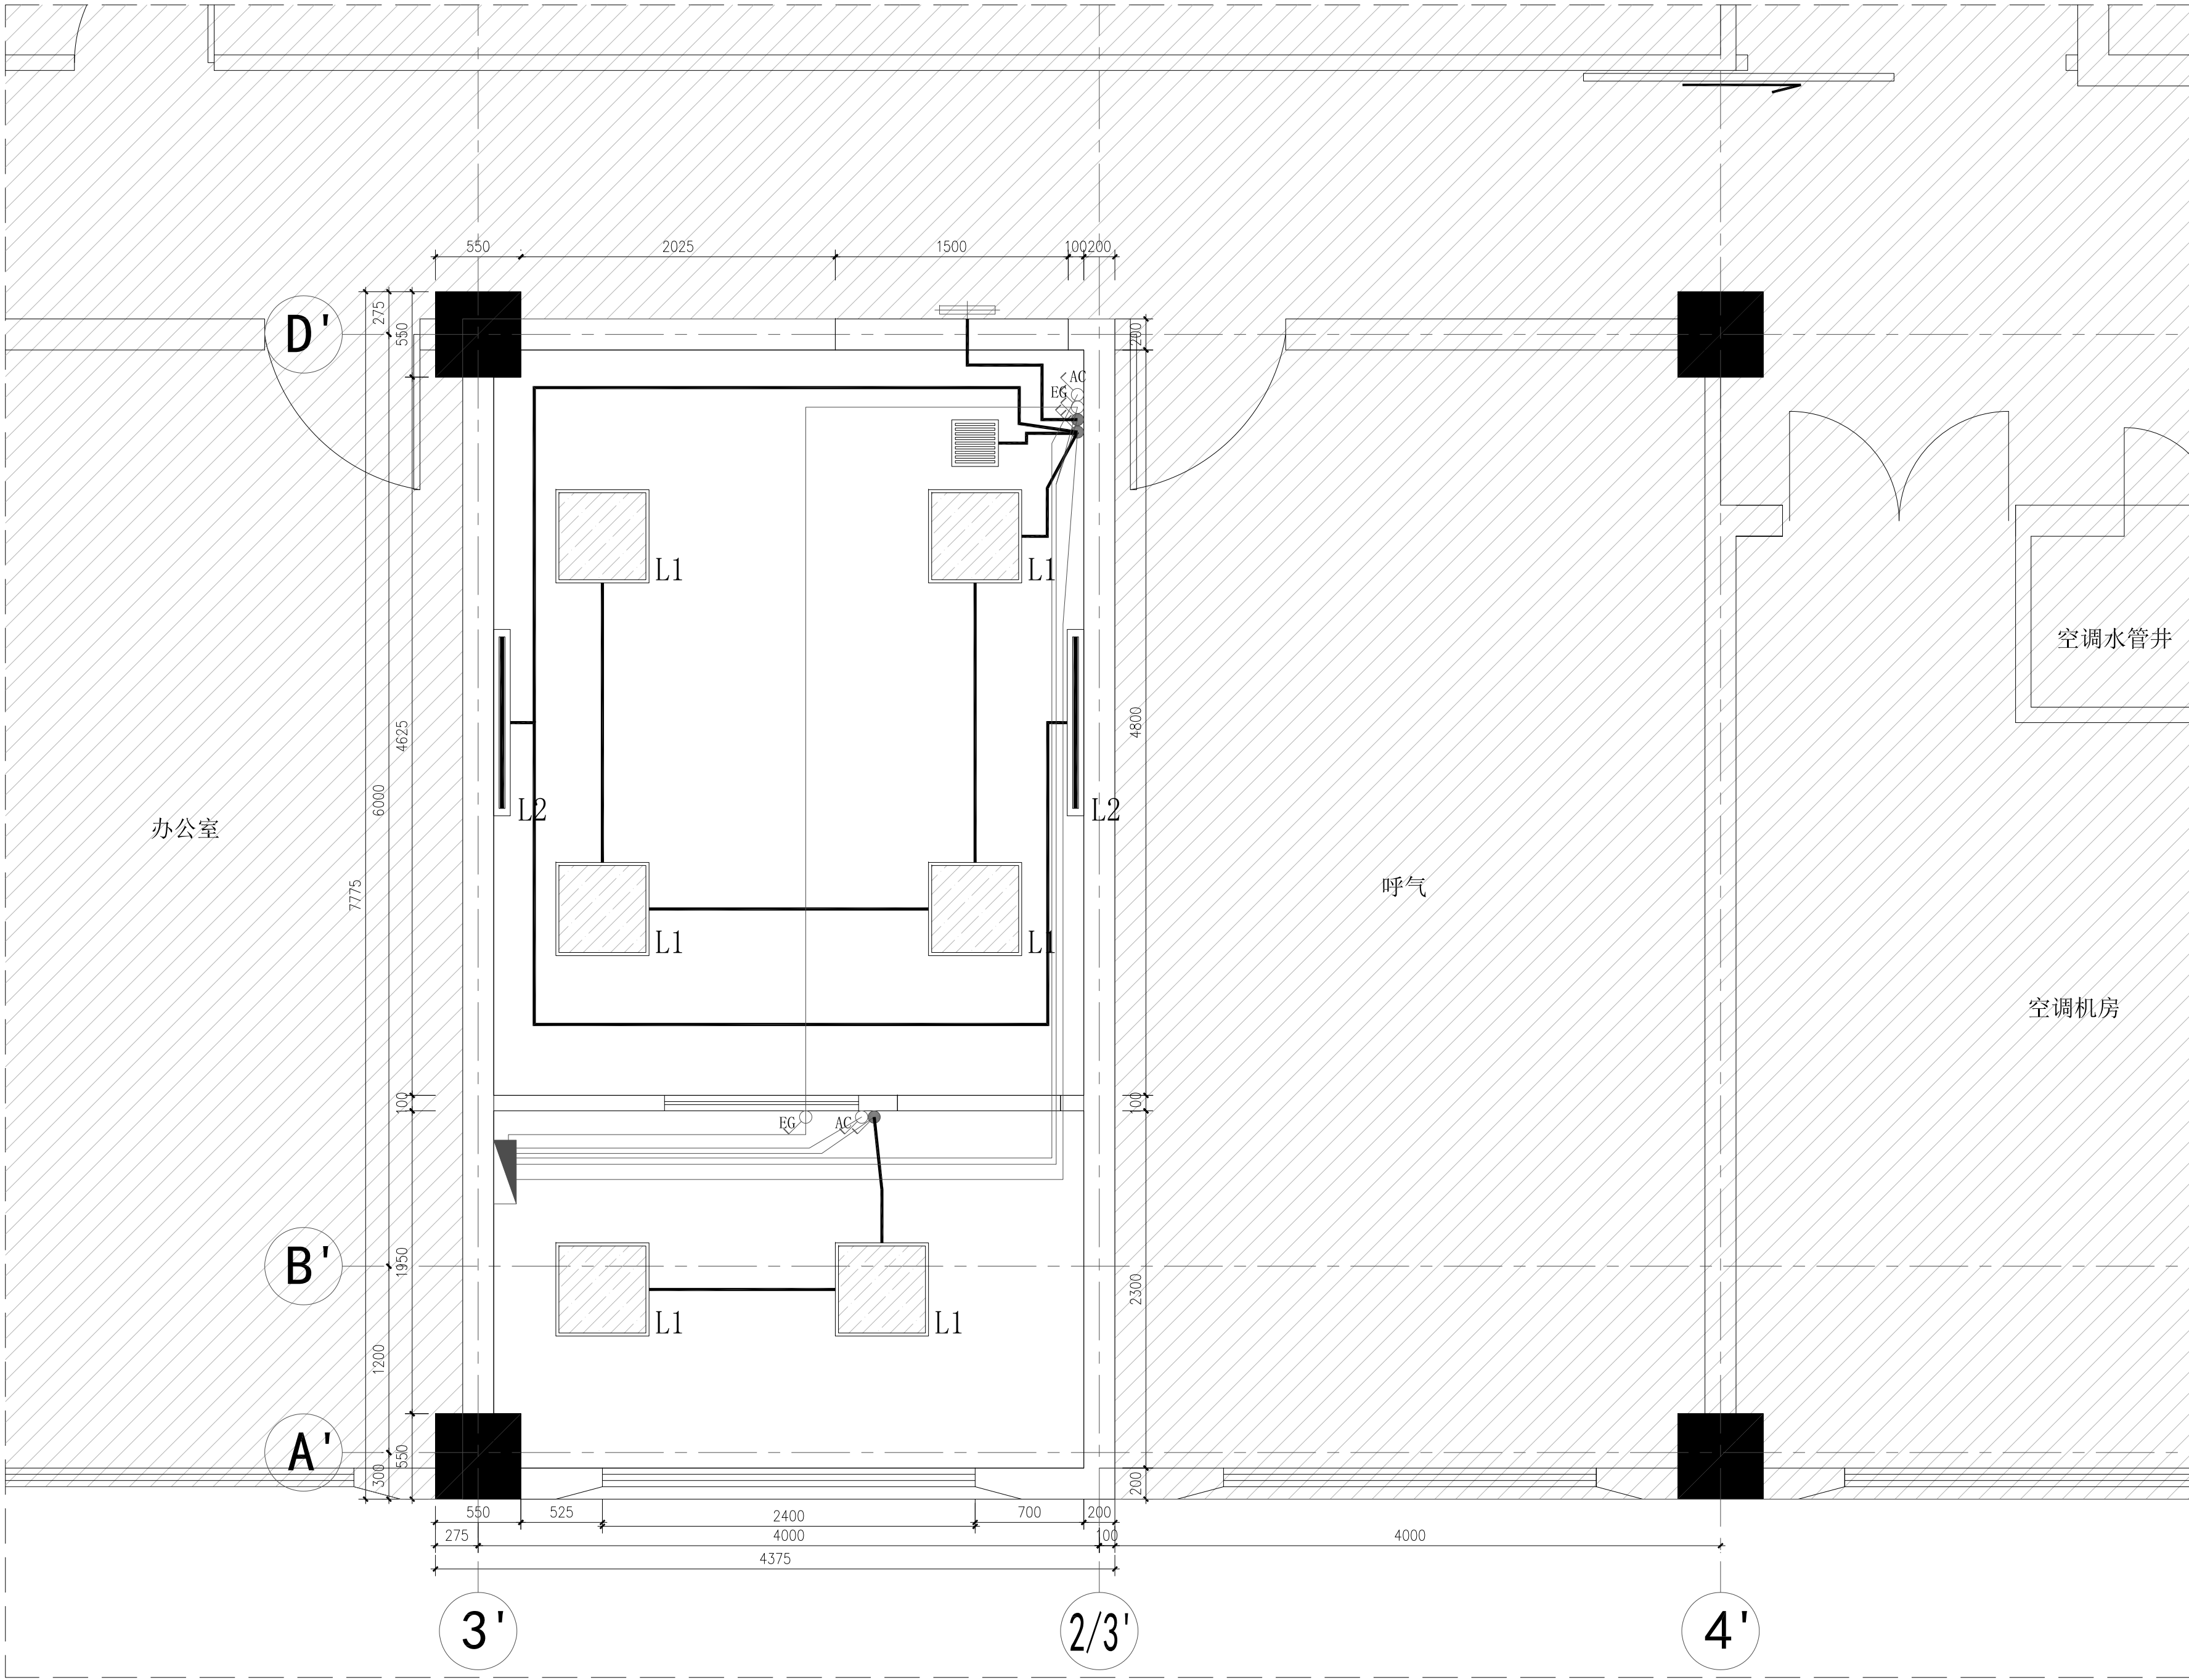

灯具控制连线图

Scale: 1:30

备注 DESCRIPTION:

图例说明	
图例	名称
	非设计区域

电气图例说明	
图例	说明
	单联单控开关 H=1200mm
	三联单控开关 H=1200mm
	空调开关 H=1200mm
	电动移门手动开关 H=1200mm
	照明电箱

出图签章 SEAL:

执业专用章签章 PROFESSIONAL SIGNATURE:

上海浚源建筑设计股份有限公司
SHUY Architectural Design Co., Ltd.
设计证书甲级编号: A231003392

合作设计 CO-DESIGNER

建设单位 DEVELOPER/LANDOWNER

上海交通大学医学院附属新华医院

工程名称 PROJECT TITLE

核医学科骨密度机房防护装饰工程

项目 PROJECT

核医学科骨密度机房防护装饰工程


图纸名称 DRAWING TITLE

灯具控制连线图

设计负责人 PROJECT DIRECTOR	XXX	
审 定 APPROVED BY	XXX	
审 核 AGREED BY	XXX	
校 对 CHECKED BY	XXX	
专业负责人 PROJECT IN-CHARGE	XXX	
设 计 DESIGNED BY	周洁仪	
制 图 DRAWN BY	周洁仪	
专 业 SPECIALITY	装饰	工程编号 PROJECT NO. XXXXXXX
阶 段 STAGE	施工图	比 例 SCALE 详见图
图 号 DRAWING NO.	06	日 期 DATE 2024. 11

日期	姓名	专业	日期	姓名	专业
DATE	NAME	DESIGNER	DATE	NAME	DESIGNER
		电气			电气
		ELECTRICAL ENGINEER			ELECTRICAL ENGINEER
日期	姓名	专业	日期	姓名	专业
DATE	NAME	DESIGNER	DATE	NAME	DESIGNER
		暖通			暖通
		MECHANICAL ENGINEER			MECHANICAL ENGINEER
日期	姓名	专业	日期	姓名	专业
DATE	NAME	DESIGNER	DATE	NAME	DESIGNER
		给排水			给排水
		PLUMBING ENGINEER			PLUMBING ENGINEER
专业	姓名	专业	专业	姓名	专业
DESIGNED	NAME	DESIGNED	DESIGNED	NAME	DESIGNED
建筑		建筑	建筑		建筑
ARCHITECT		ARCHITECT	ARCHITECT		ARCHITECT
结构		结构	结构		结构
STRUCTURAL ENGINEER		STRUCTURAL ENGINEER	STRUCTURAL ENGINEER		STRUCTURAL ENGINEER
会签	会签	会签	会签	会签	会签
JOINT	JOINT	JOINT	JOINT	JOINT	JOINT
SIGNATURE	SIGNATURE	SIGNATURE	SIGNATURE	SIGNATURE	SIGNATURE

图形文件名称: _____

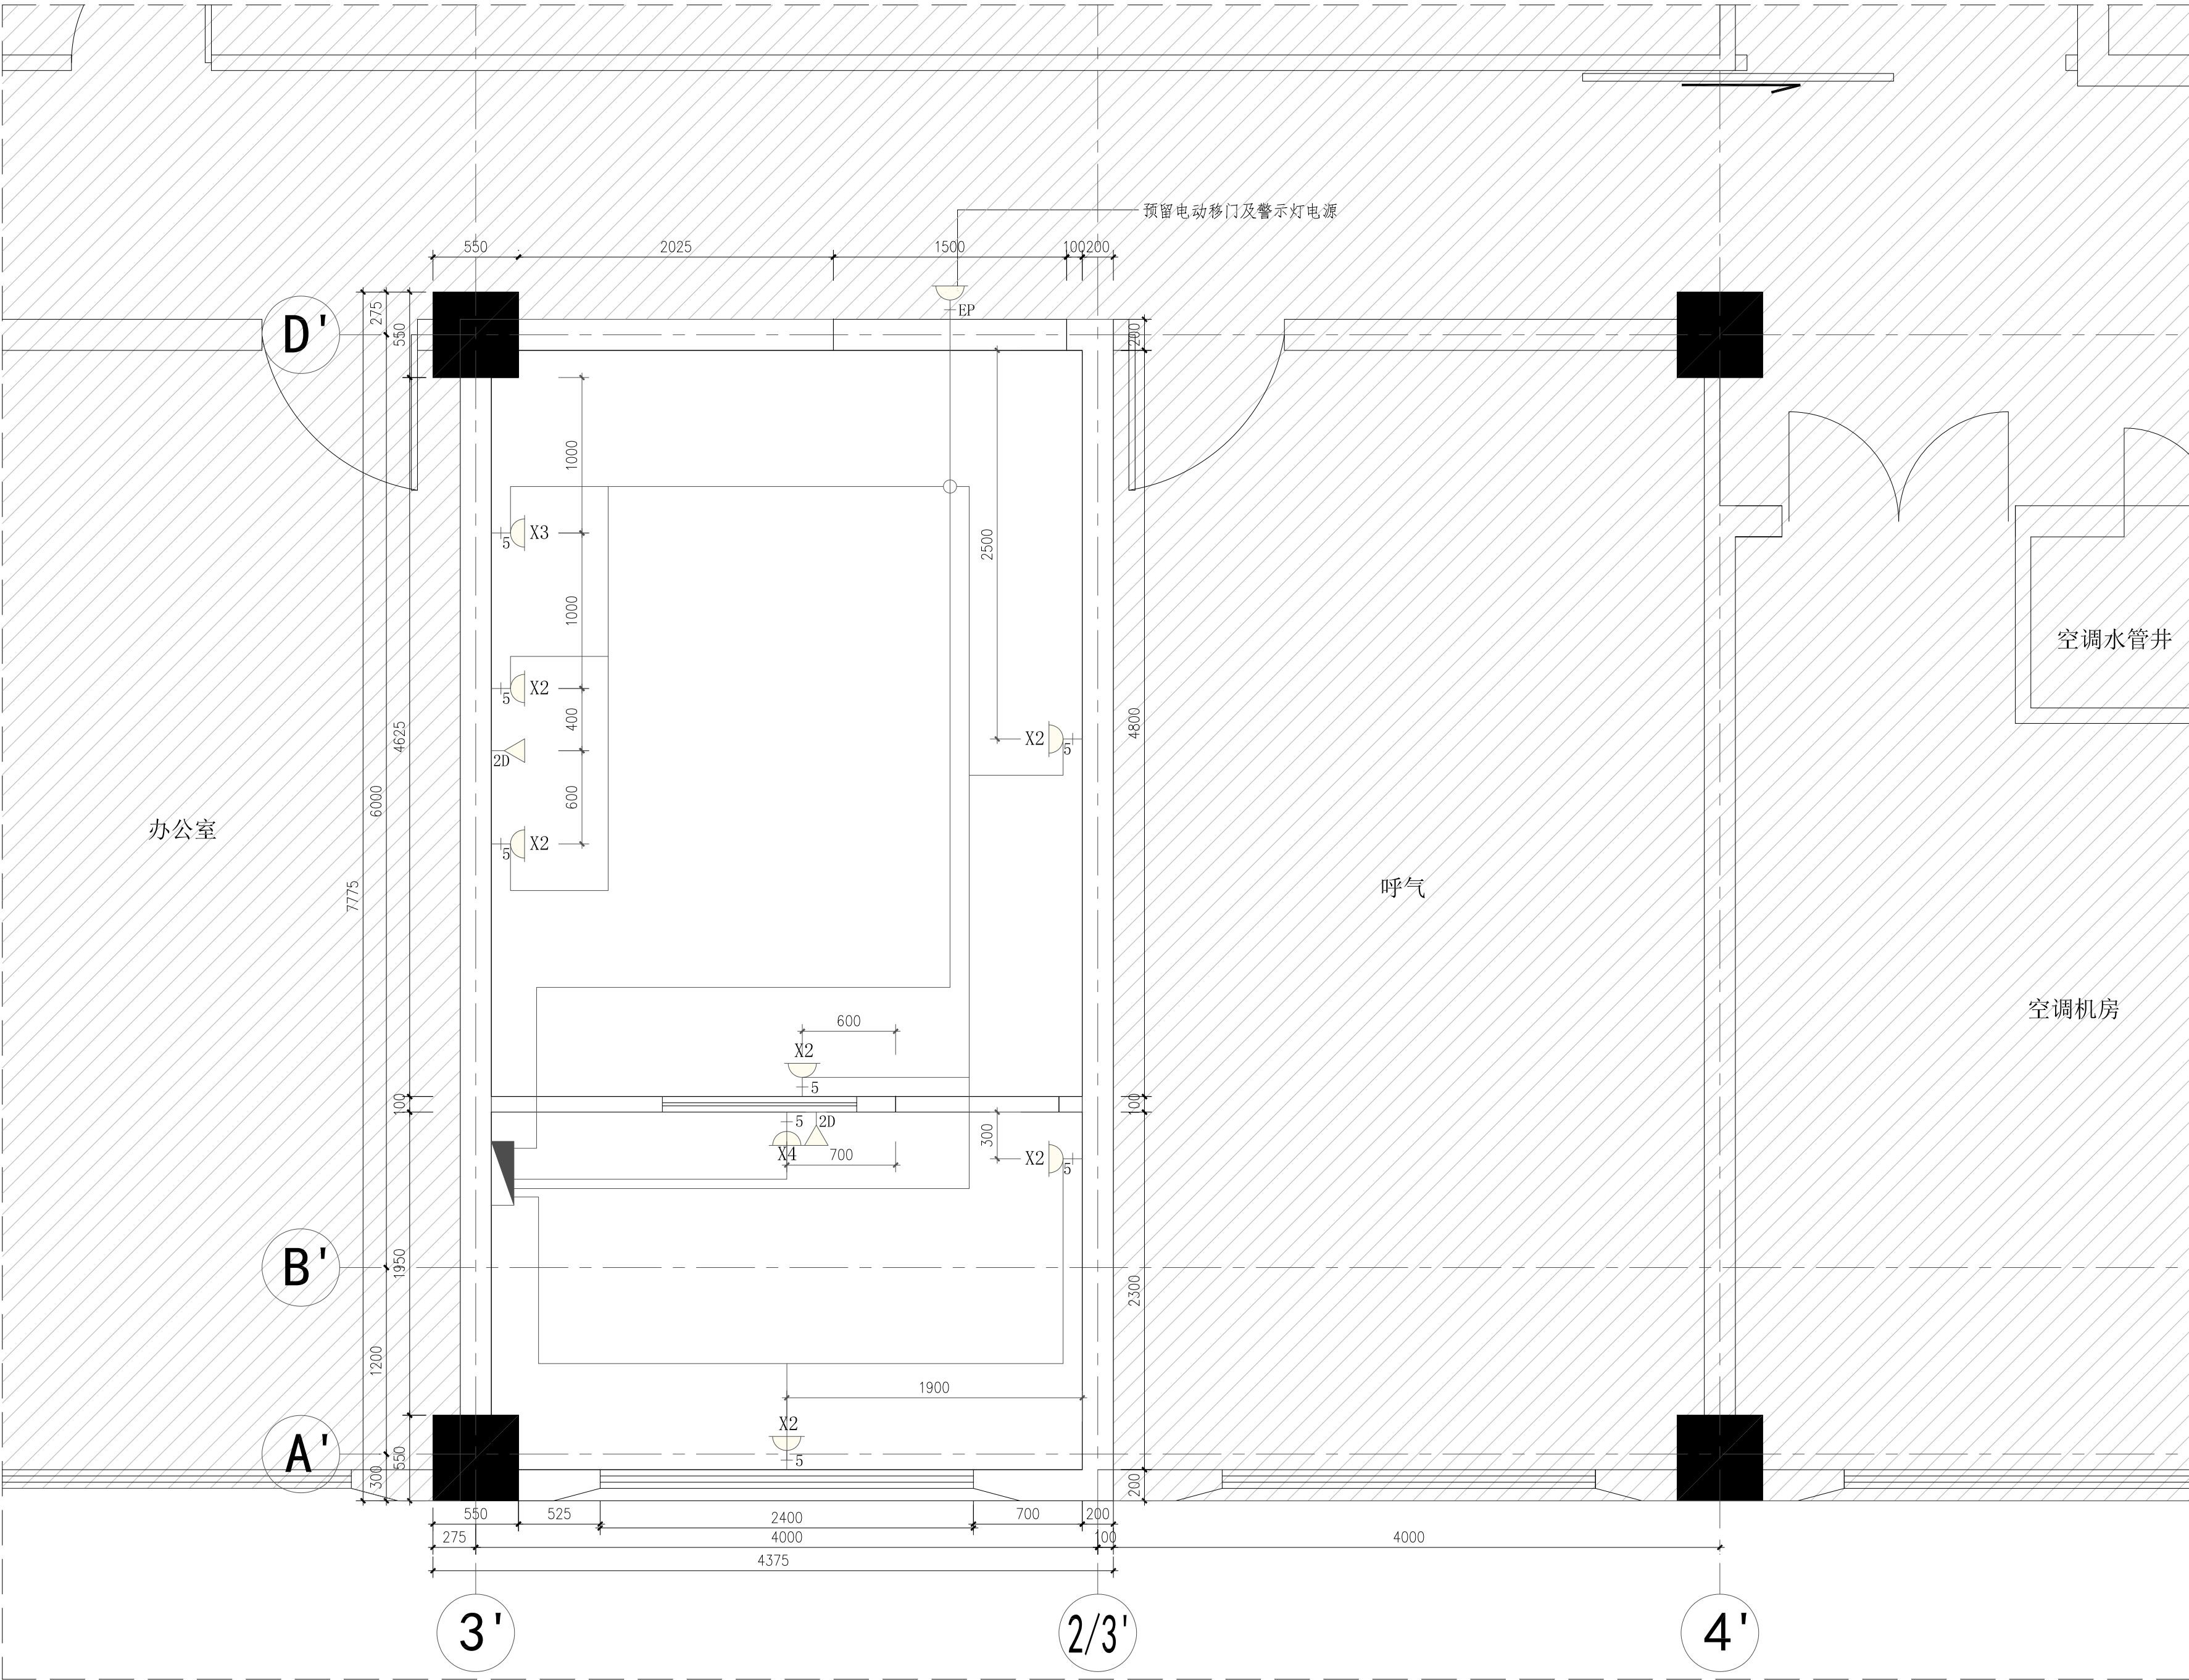

插座点位控制连线图

Scale: 1:30

备注 DESCRIPTION:

图例	名称
	非设计区域

图例	说明
	五孔插座10A (除明确标注外均离地300mm安装)
	预留电源
	双口网络插座 (除明确标注外均离地300mm安装)
	照明电箱

出图签章 SEAL:

执业专用章签章 PROFESSIONAL SIGNATURE:

上海浚源建筑设计股份有限公司
SHJY Architectural Design Co., Ltd.
设计证书甲级编号: A231003392

合作设计 CO-DESIGNER

建设单位 DEVELOPER/LANDOWNER

上海交通大学医学院附属新华医院

工程名称 PROJECT TITLE

核医学科骨密度机房防护装饰工程

项目 PROJECT

核医学科骨密度机房防护装饰工程

图纸名称 DRAWING TITLE


插座点位控制连线图

设计负责人 PROJECT DIRECTOR	XXX	
审 定 APPROVED BY	XXX	
审 核 AGREED BY	XXX	
校 对 CHECKED BY	XXX	
专业负责人 PROJECT IN-CHARGE	XXX	
设 计 DESIGNED BY	周洁仪	
制 图 DRAWN BY	周洁仪	

专 业 SPECIALITY	装饰	工程编号 PROJECT NO.	XXXXXXXX
阶 段 STAGE	施工图	比 例 SCALE	详见图
图 号 DRAWING NO.	07	日 期 DATE	2024. 11

日期	姓名	专业	日期	姓名	专业	日期	姓名	专业
DATE	NAME	DESIGNER	DATE	NAME	DESIGNER	DATE	NAME	DESIGNER
		电气			暖通			给排水
		ELECTRICAL ENGINEER			MECHANICAL ENGINEER			PLUMBING ENGINEER
专业	姓名	日期	专业	姓名	日期	专业	姓名	日期
DESIGNED	NAME	DATE	DESIGNED	NAME	DATE	DESIGNED	NAME	DATE
建筑			结构			建筑		
ARCHITECT			STRUCTURAL ENGINEER			ARCHITECT		
会签	会签	会签	会签	会签	会签	会签	会签	会签
JOINT	JOINT	JOINT	JOINT	JOINT	JOINT	JOINT	JOINT	JOINT
SIGNATURE	SIGNATURE	SIGNATURE	SIGNATURE	SIGNATURE	SIGNATURE	SIGNATURE	SIGNATURE	SIGNATURE

图形文件名称: _____

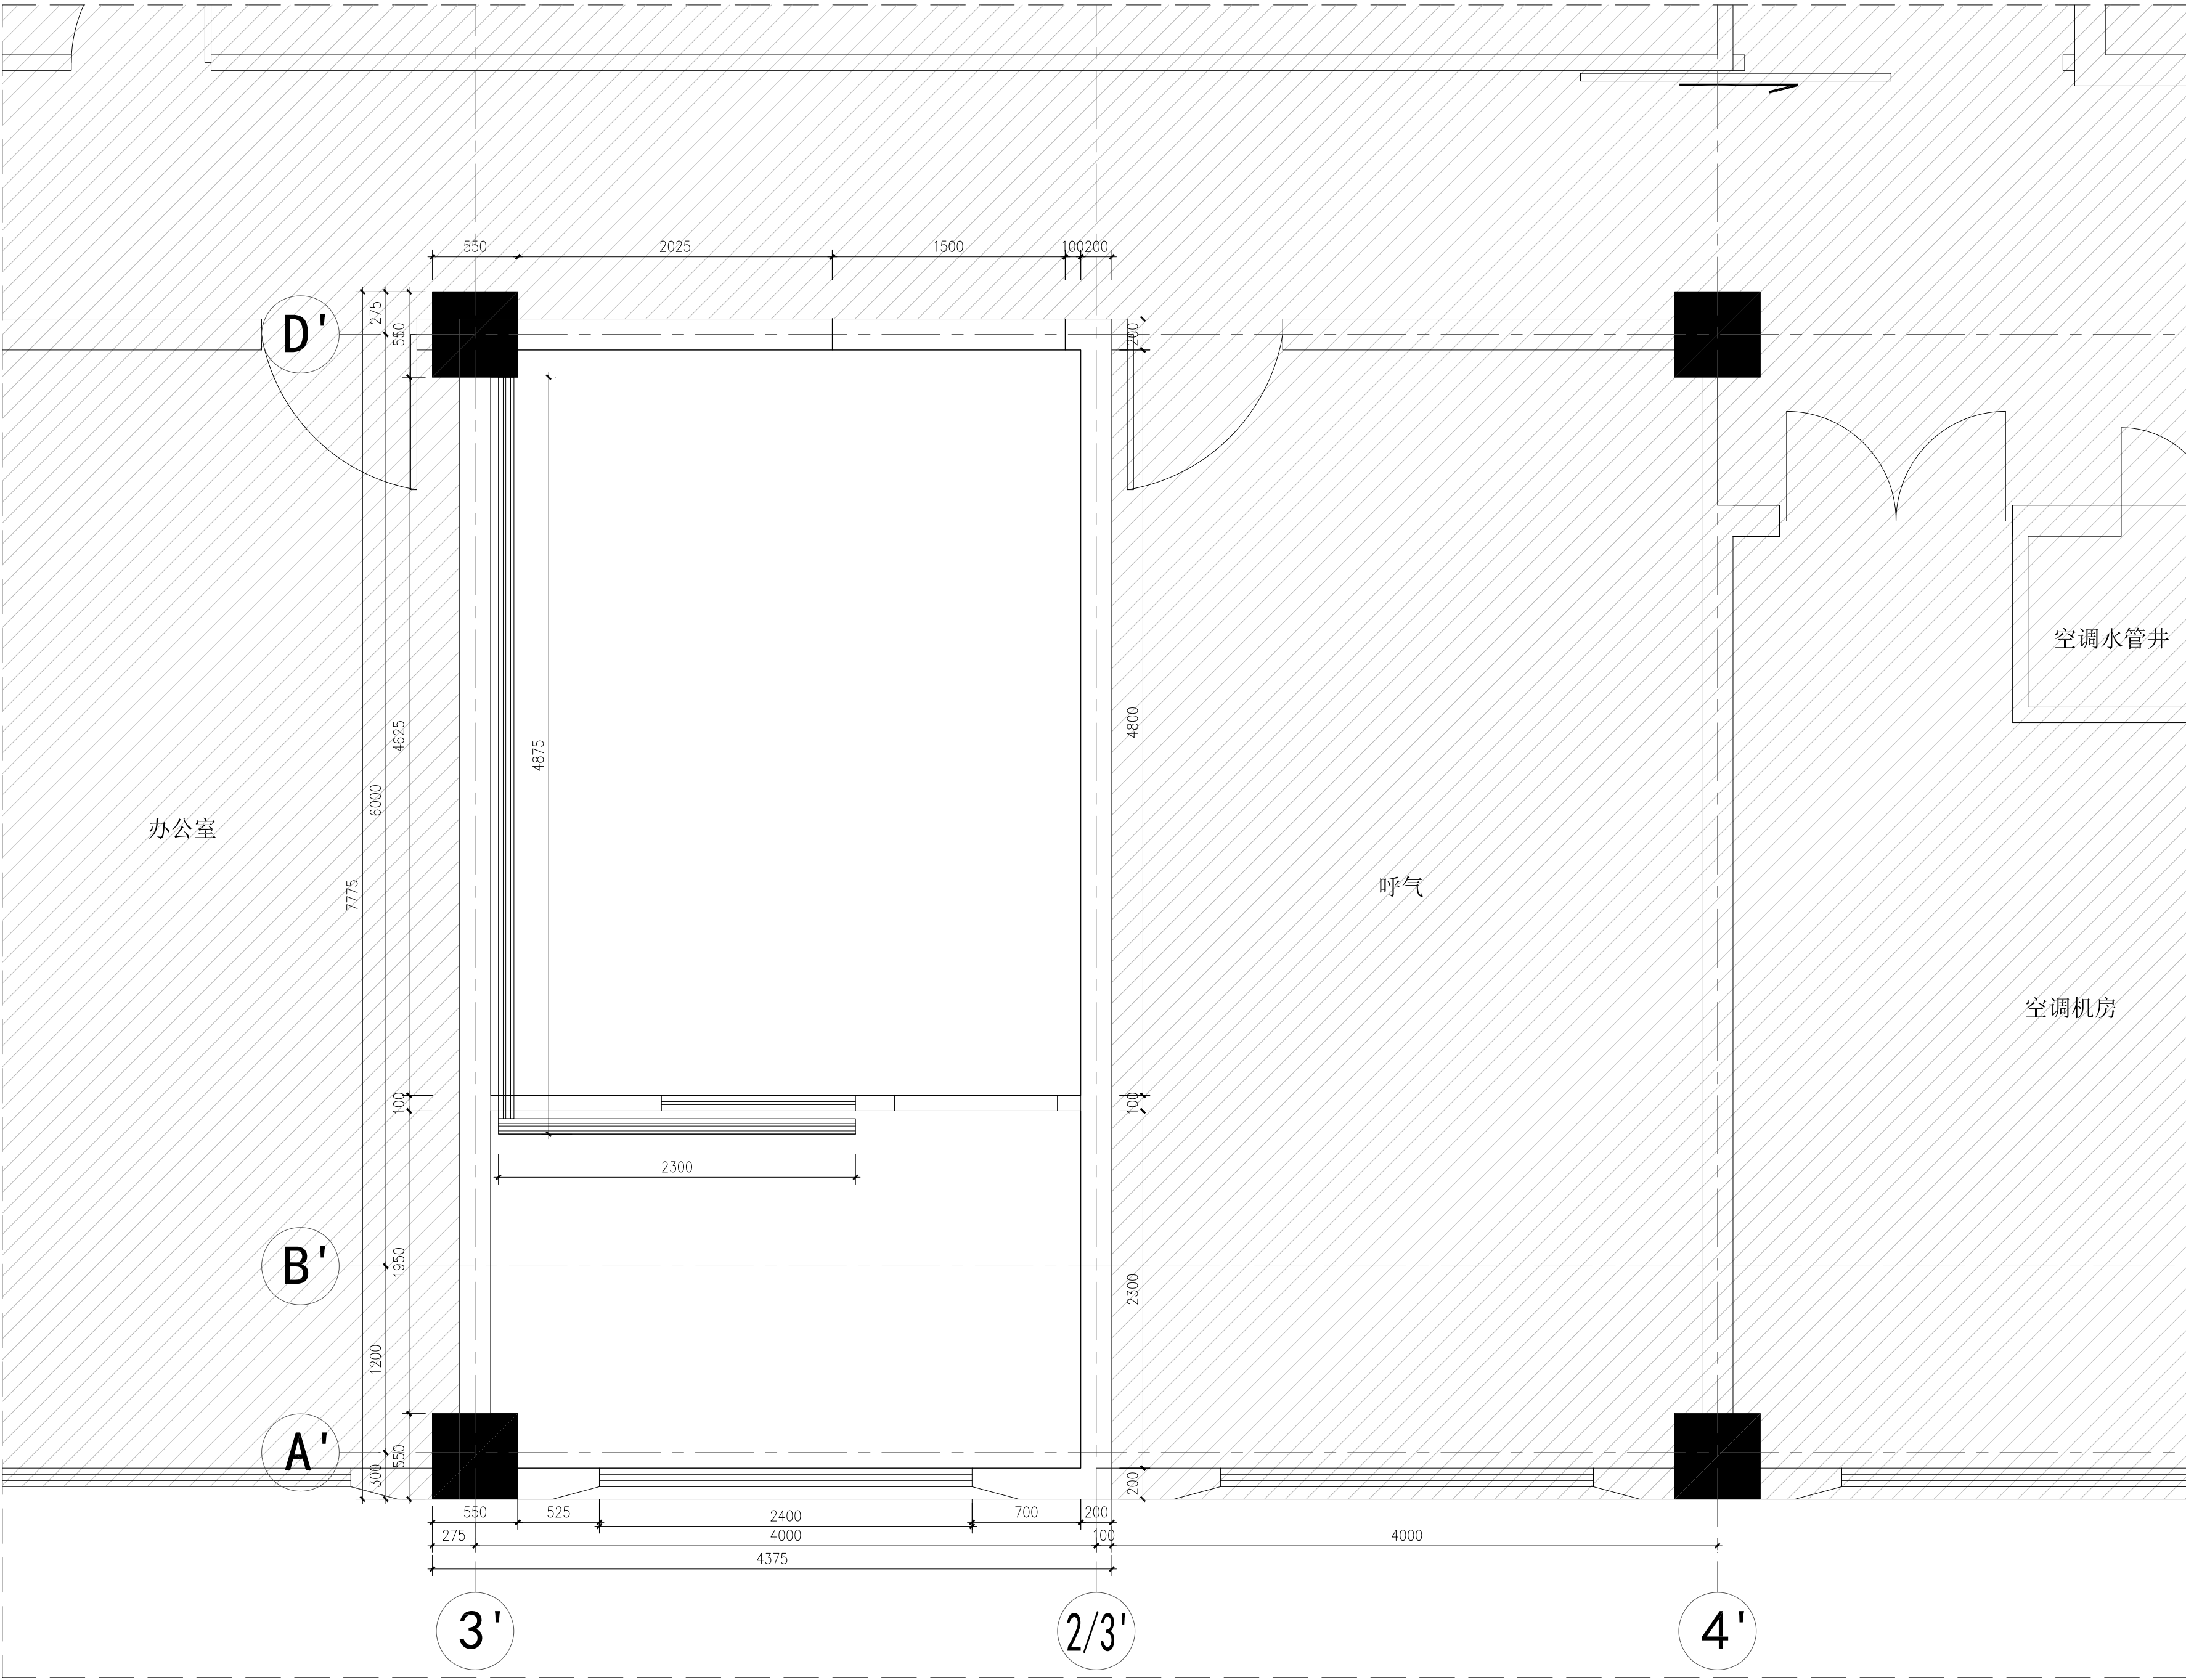

电缆沟布置图

Scale: 1:30

备注 DESCRIPTION:

图例	名称
	非设计区域

图例	说明
	100*70电缆沟
	上盖150mm宽3mm厚活动不锈钢盖板

出图签章 SEAL:

执业专用章签章 PROFESSIONAL SIGNATURE:

上海浚源建筑设计股份有限公司
SHUY Architectural Design Co., Ltd.
设计证书甲级编号: A231003392

合作设计 CO-DESIGNER

建设单位 DEVELOPER/LANDOWNER

上海交通大学医学院附属新华医院

工程名称 PROJECT TITLE

核医学科骨密度机房防护装饰工程

项目 PROJECT

核医学科骨密度机房防护装饰工程

图纸名称 DRAWING TITLE


电缆沟布置图

设计负责人 PROJECT DIRECTOR	XXX	
审 定 APPROVED BY	XXX	
审 核 AGREED BY	XXX	
校 对 CHECKED BY	XXX	
专业负责人 PROJECT IN-CHARGE	XXX	
设 计 DESIGNED BY	周洁仪	
制 图 DRAWN BY	周洁仪	

专 业 SPECIALITY	装饰	工程编号 PROJECT NO.	XXXXXXXX
阶 段 STAGE	施工图	比 例 SCALE	详见图
图 号 DRAWING NO.	08	日 期 DATE	2024. 11

专业 DESIGNER 建筑师 ARCHITECT	姓名 NAME	日期 DATE	专业 DESIGNER 暖通 MECHANICAL ENGINEER	姓名 NAME	日期 DATE	专业 DESIGNER 电气 ELECTRICAL ENGINEER	姓名 NAME	日期 DATE
会签 JOINT SIGNATURE								



图形文件名称：_____

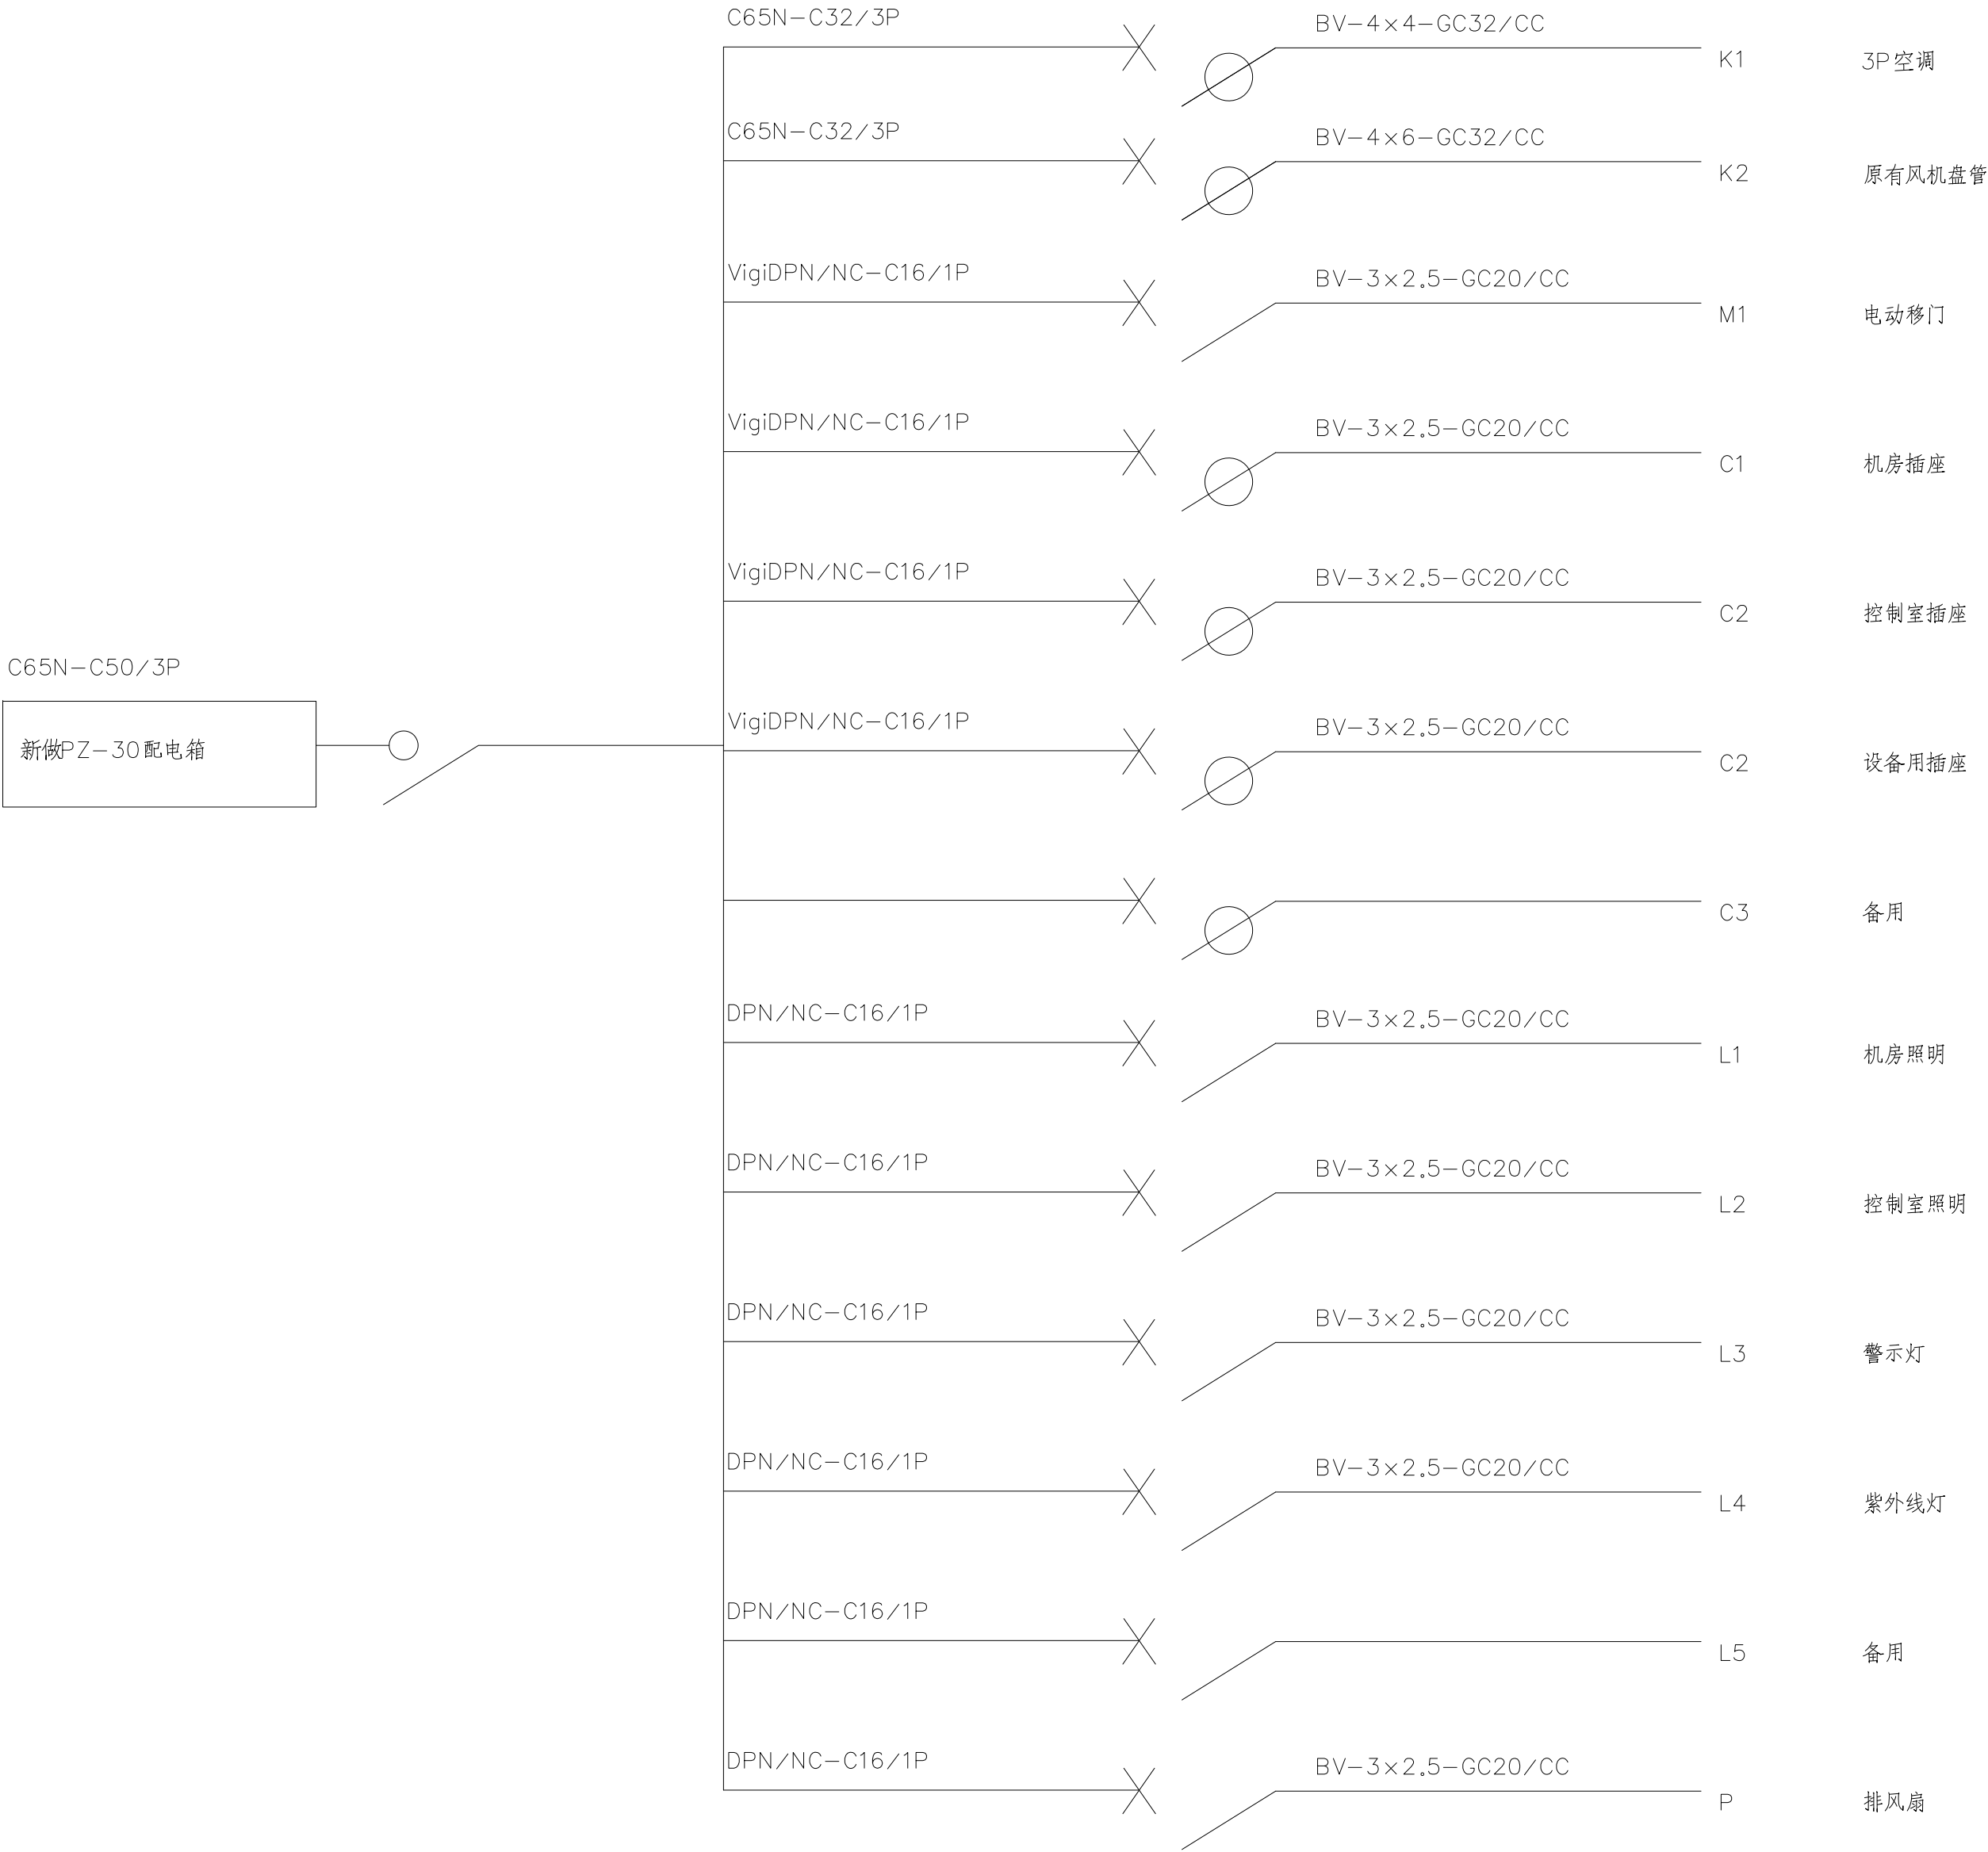

备注 DESCRIPTION:		
出图签章 SEAL:		
执业专用章签章 PROFESSIONAL SIGNATURE:		
<div>上海浚源建筑设计股份有限公司</div> <div>SHUY Architectural Design Co., Ltd.</div> <div>设计证书甲级编号: A231003392</div>		
合作设计 CO-DESIGNER		
建设单位 DEVELOPER/LANDOWNER		
上海交通大学医学院附属新华医院		
工程名称 PROJECT TITLE		
核医学科骨密度机房防护装饰工程		
项目 PROJECT		
核医学科骨密度机房防护装饰工程		
图纸名称 DRAWING TITLE		
照明配电系统图		
设计负责人 PROJECT DIRECTOR	XXX	
审 定 APPROVED BY	XXX	
审 核 AGREED BY	XXX	
校 对 CHECKED BY	XXX	
专业负责人 PROJECT IN-CHARGE	XXX	
设 计 DESIGNED BY	周洁仪	
制 图 DRAWN BY	周洁仪	
专 业 SPECIALITY	装饰	工程编号 PROJECT NO. XXXXXXX
阶 段 STAGE	施工图	比 例 SCALE 详见图
图 号 DRAWING NO.	09	日 期 DATE 2024.11

专业 DESIGNER 建筑 ARCHITECT	姓名 NAME	日期 DATE	专业 DESIGNER 暖通 MECHANICAL ENGINEER	姓名 NAME	日期 DATE	专业 DESIGNER 电气 ELECTRICAL ENGINEER	姓名 NAME	日期 DATE
会签 JOINT SIGNATURE								

图形文件名称：

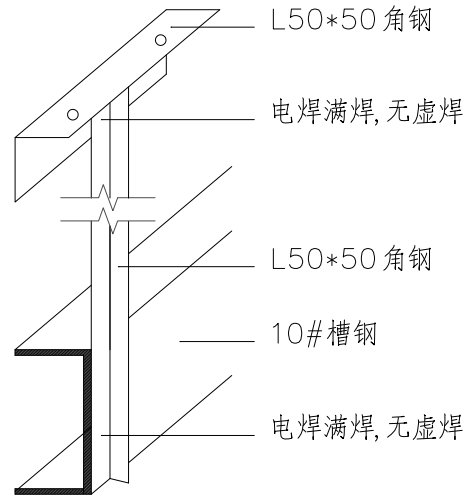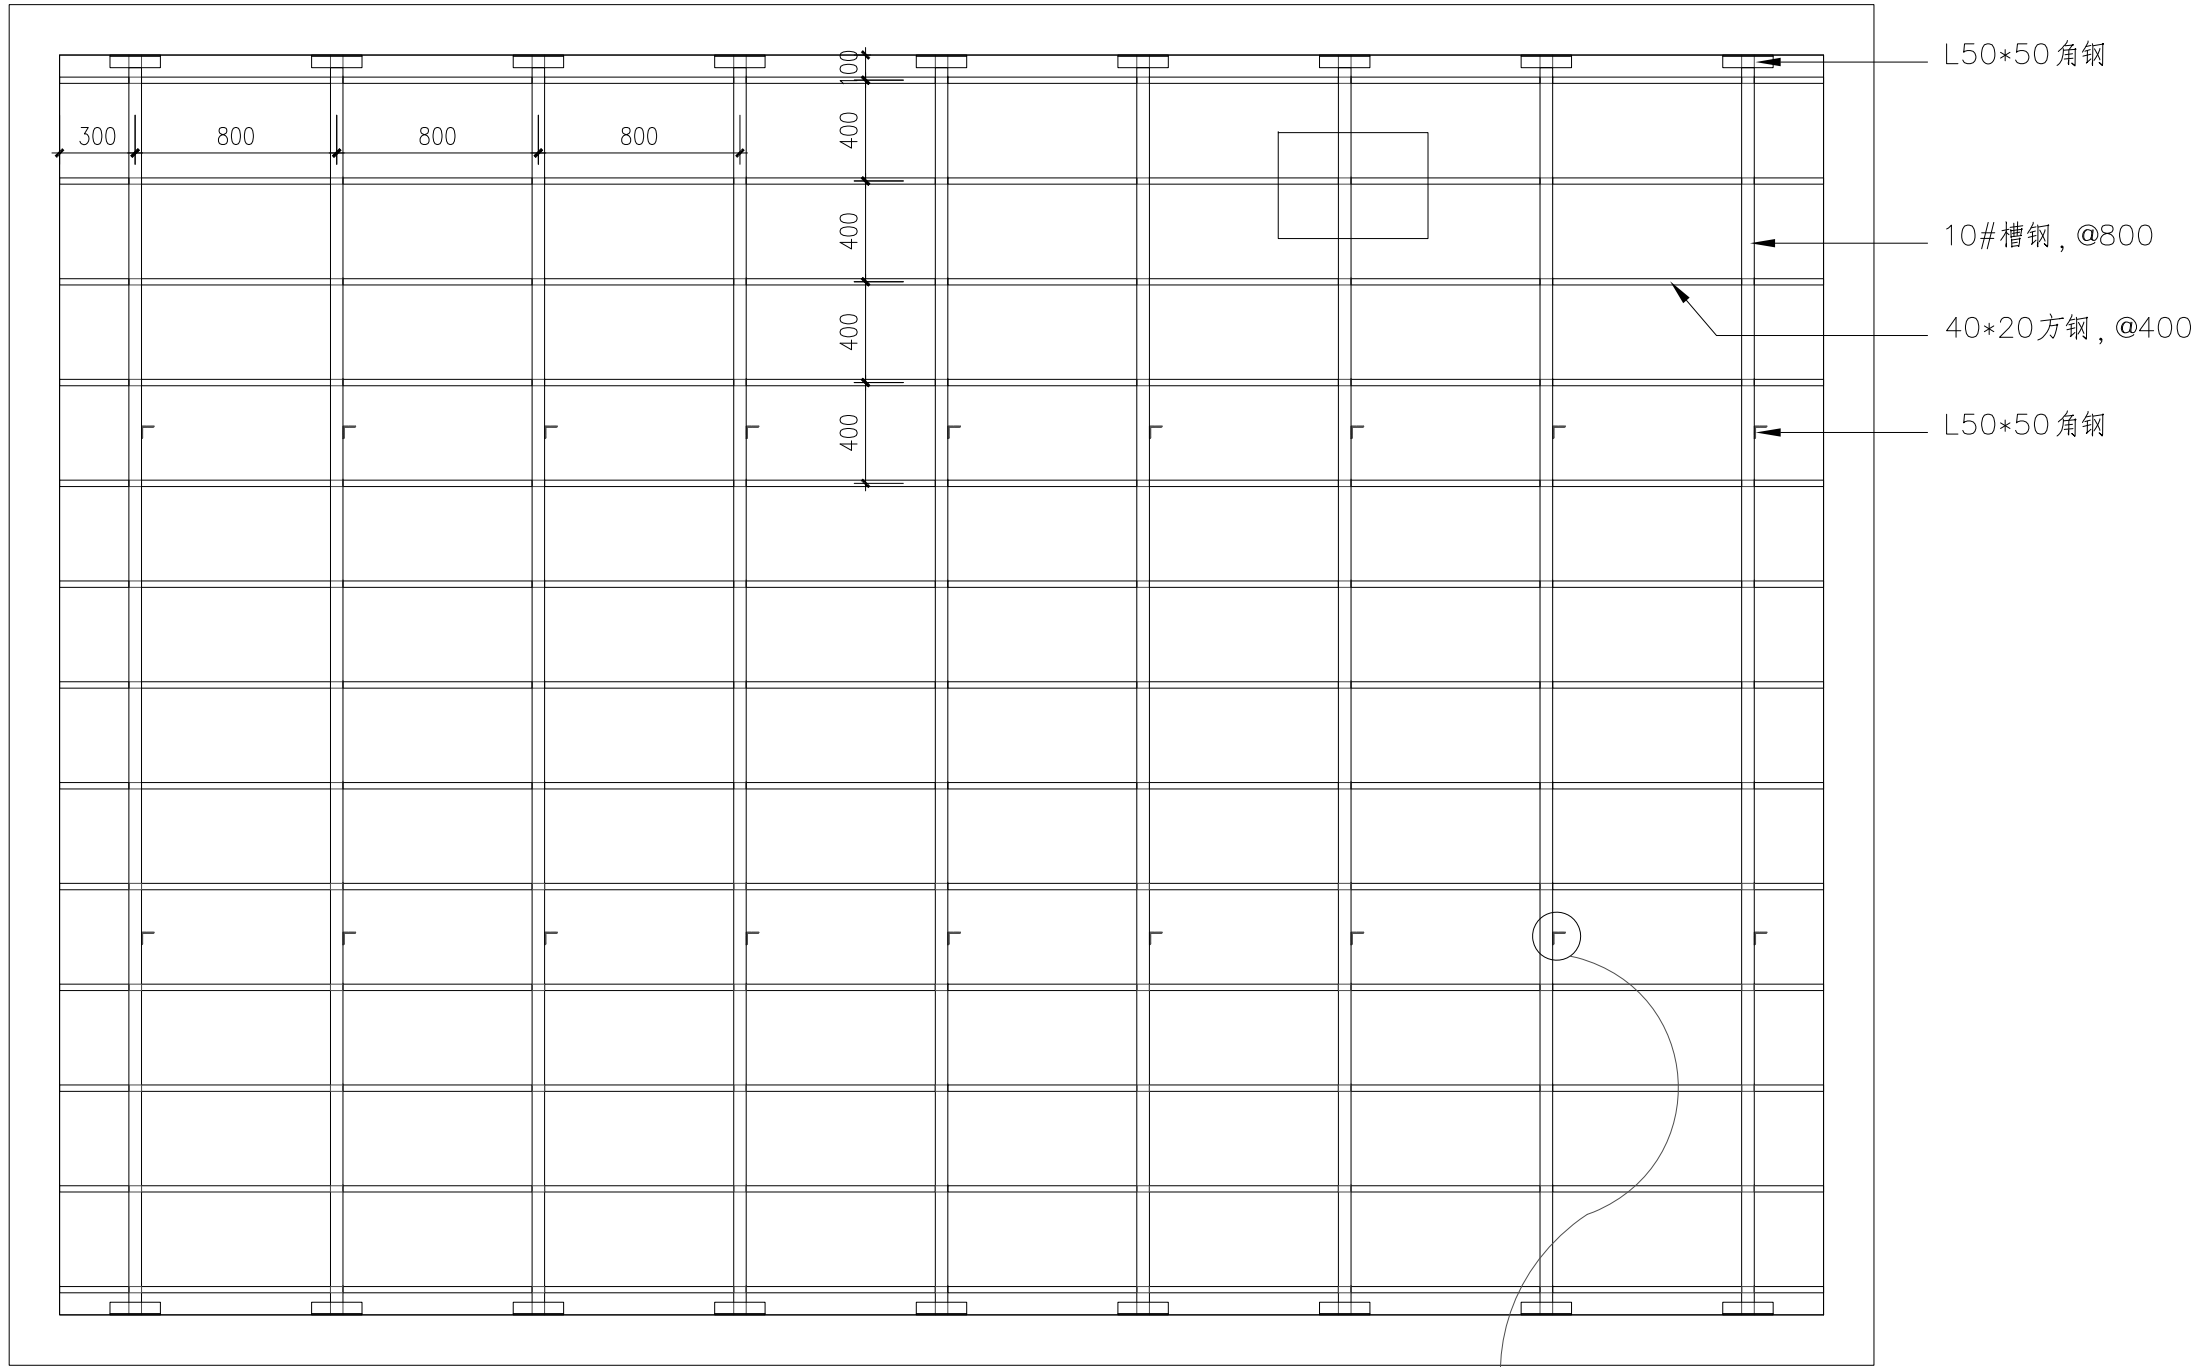

轴测图

机房顶面铅板承重钢架示意图

备注 DESCRIPTION:

出图签章 SEAL:

执业专用章签章 PROFESSIONAL SIGNATURE:

上海浚源建筑设计股份有限公司
SHUY Architectural Design Co., Ltd.
设计证书甲级编号: A231003392

合作设计 CO-DESIGNER

建设单位 DEVELOPER/LANDOWNER

上海交通大学医学院附属新华医院

工程名称 PROJECT TITLE

核医学科骨密度机房防护装饰工程

项目 PROJECT

核医学科骨密度机房防护装饰工程


图纸名称 DRAWING TITLE

机房顶面铅板承重钢架示意图

设计负责人 PROJECT DIRECTOR	XXX	
审 定 APPROVED BY	XXX	
审 核 AGREED BY	XXX	
校 对 CHECKED BY	XXX	
专业负责人 PROJECT IN-CHARGE	XXX	
设 计 DESIGNED BY	周洁仪	
制 图 DRAWN BY	周洁仪	
专 业 SPECIALITY	装饰	工程编号 PROJECT NO. XXXXXXX
阶 段 STAGE	施工图	比 例 SCALE 详见图
图 号 DRAWING NO.	10	日 期 DATE 2024.11

专业 DESIGNER 建筑师 ARCHITECT	姓名 NAME	日期 DATE	专业 DESIGNER 暖通 MECHANICAL ENGINEER	姓名 NAME	日期 DATE	专业 DESIGNER 电气 ELECTRICAL ENGINEER	姓名 NAME	日期 DATE
会签 JOINT SIGNATURE			专业 DESIGNER 结构 STRUCTURAL ENGINEER					

图形文件名称：

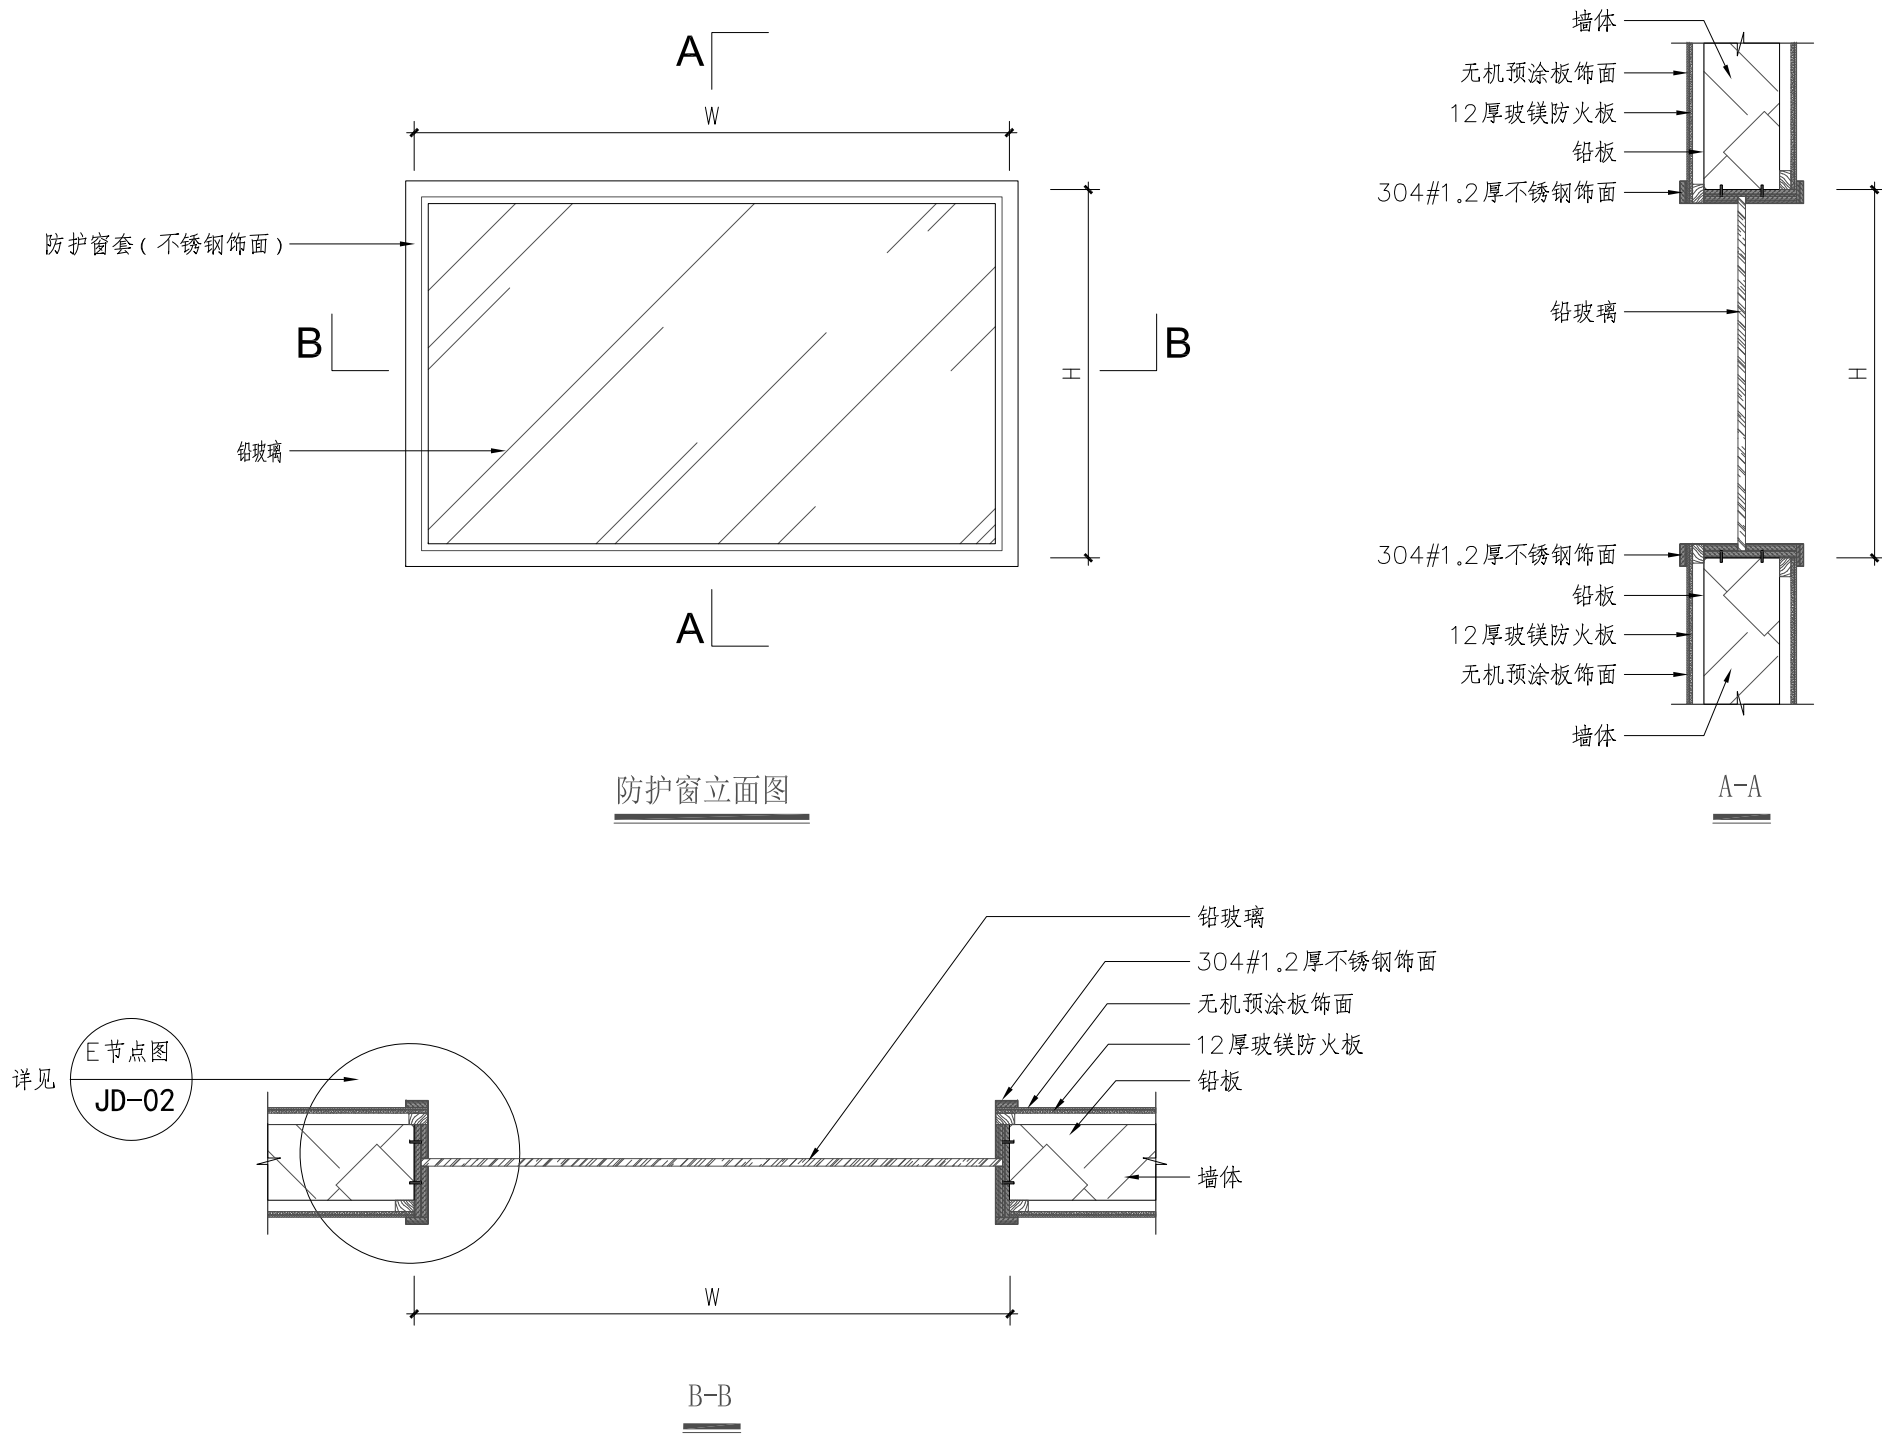


门窗编号	洞口尺寸 (W*H)	窗尺寸
FHC1208	1250*850	1200*800
注：为铅玻璃防护窗		


备注 DESCRIPTION:		
出图签章 SEAL:		
执业专用章签章 PROFESSIONAL SIGNATURE:		
<div><div></div><div><div>上海浚源建筑设计股份有限公司</div><div>SHJY Architectural Design Co., Ltd.</div><div>设计证书 甲级编号: A231003392</div></div></div>		
合作设计 CO-DESIGNER		
建设单位 DEVELOPER/LANDOWNER <div>上海交通大学医学院附属新华医院</div>		
工程名称 PROJECT TITLE <div>核医学科骨密度机房防护装饰工程</div>		
项目 PROJECT <div>核医学科骨密度机房防护装饰工程</div>		
图纸名称 DRAWING TITLE <div>防护窗详图</div>		
设计负责人 PROJECT DIRECTOR	XXX	
审 定 APPROVED BY	XXX	
审 核 AGREED BY	XXX	
校 对 CHECKED BY	XXX	
专业负责人 PROJECT IN-CHARGE	XXX	
设 计 DESIGNED BY	周洁仪	
制 图 DRAWN BY	周洁仪	
专 业 SPECIALITY	装饰	工程编号 PROJECT NO. XXXXXXXX
阶 段 STAGE	施工图	比 例 SCALE 详见图
图 号 DRAWING NO.	FC-01	日 期 DATE 2024.11

日期 DATE	姓名 NAME	专业 DESIGNER 电气 ELECTRICAL ENGINEER	日期 DATE	姓名 NAME	专业 DESIGNER 暖通 MECHANICAL ENGINEER
日期 DATE	姓名 NAME	专业 DESIGNER 给排水 PLUMBING ENGINEER	日期 DATE	姓名 NAME	专业 DESIGNER 结构 STRUCTURAL ENGINEER
日期 DATE	姓名 NAME	专业 DESIGNER 建筑 ARCHITECT	日期 DATE	姓名 NAME	专业 DESIGNER 结构 STRUCTURAL ENGINEER
日期 DATE	姓名 NAME	专业 DESIGNER 结构 STRUCTURAL ENGINEER	日期 DATE	姓名 NAME	专业 DESIGNER 结构 STRUCTURAL ENGINEER


图形文件名称:

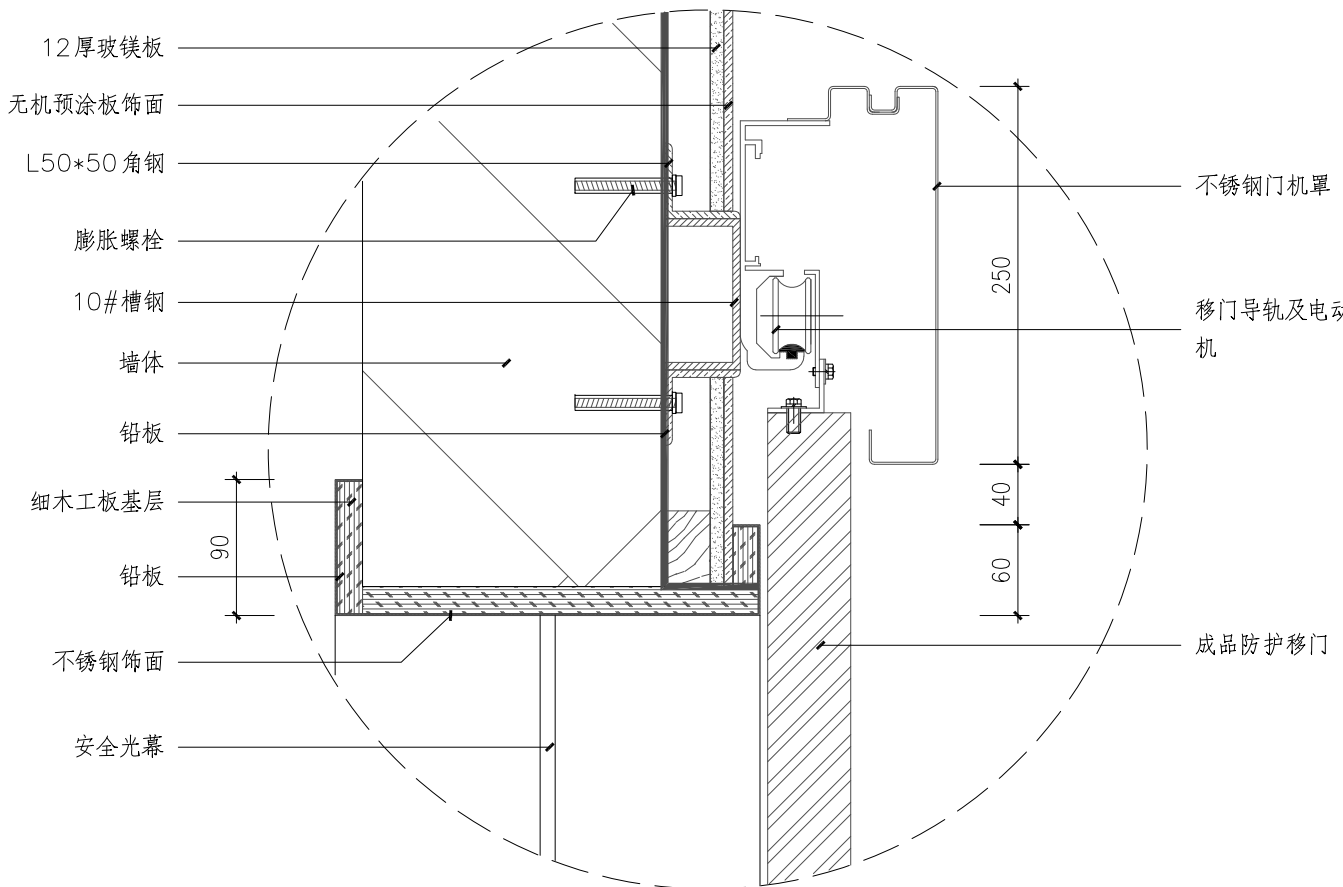

A节点图

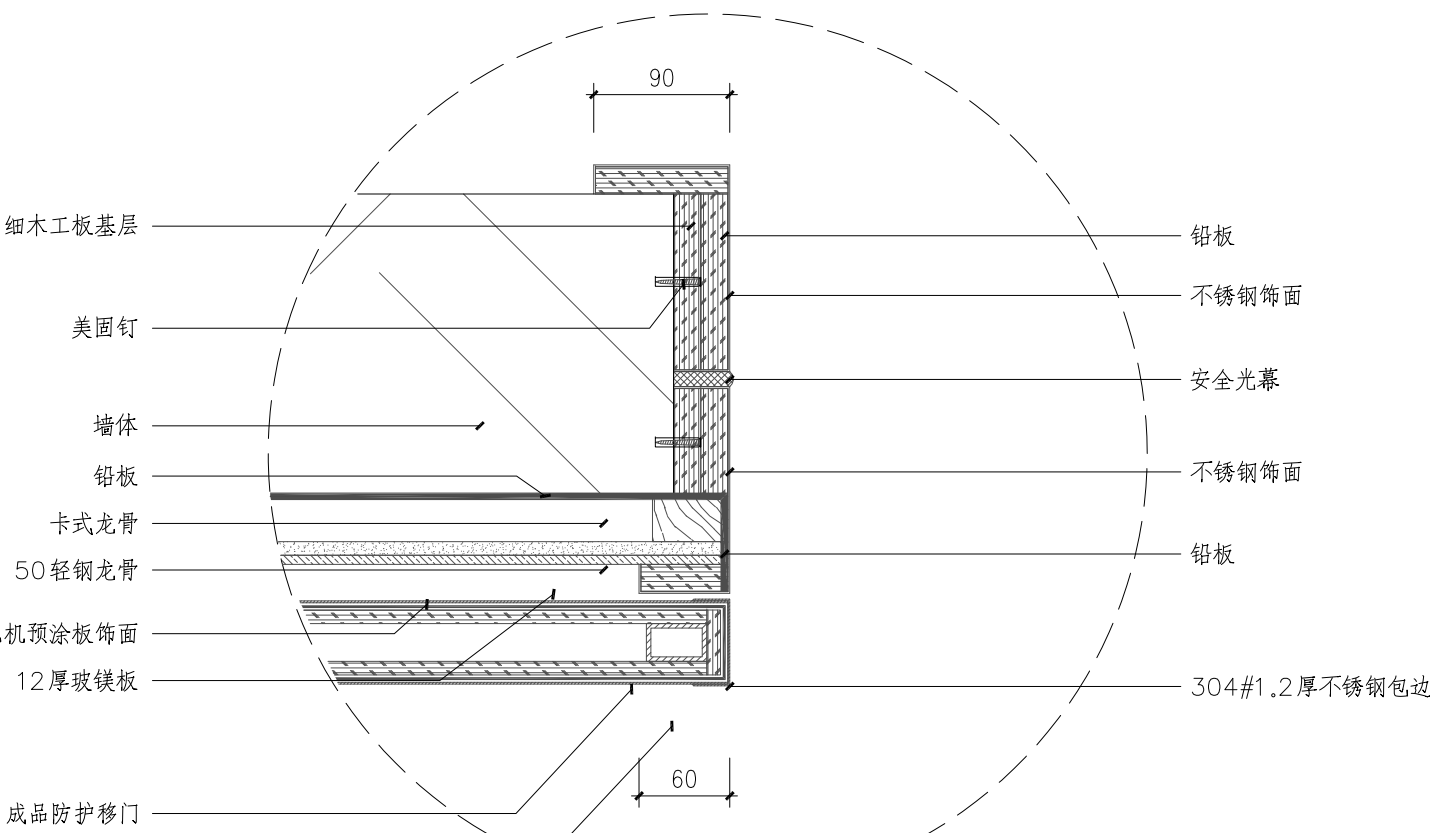

B节点图

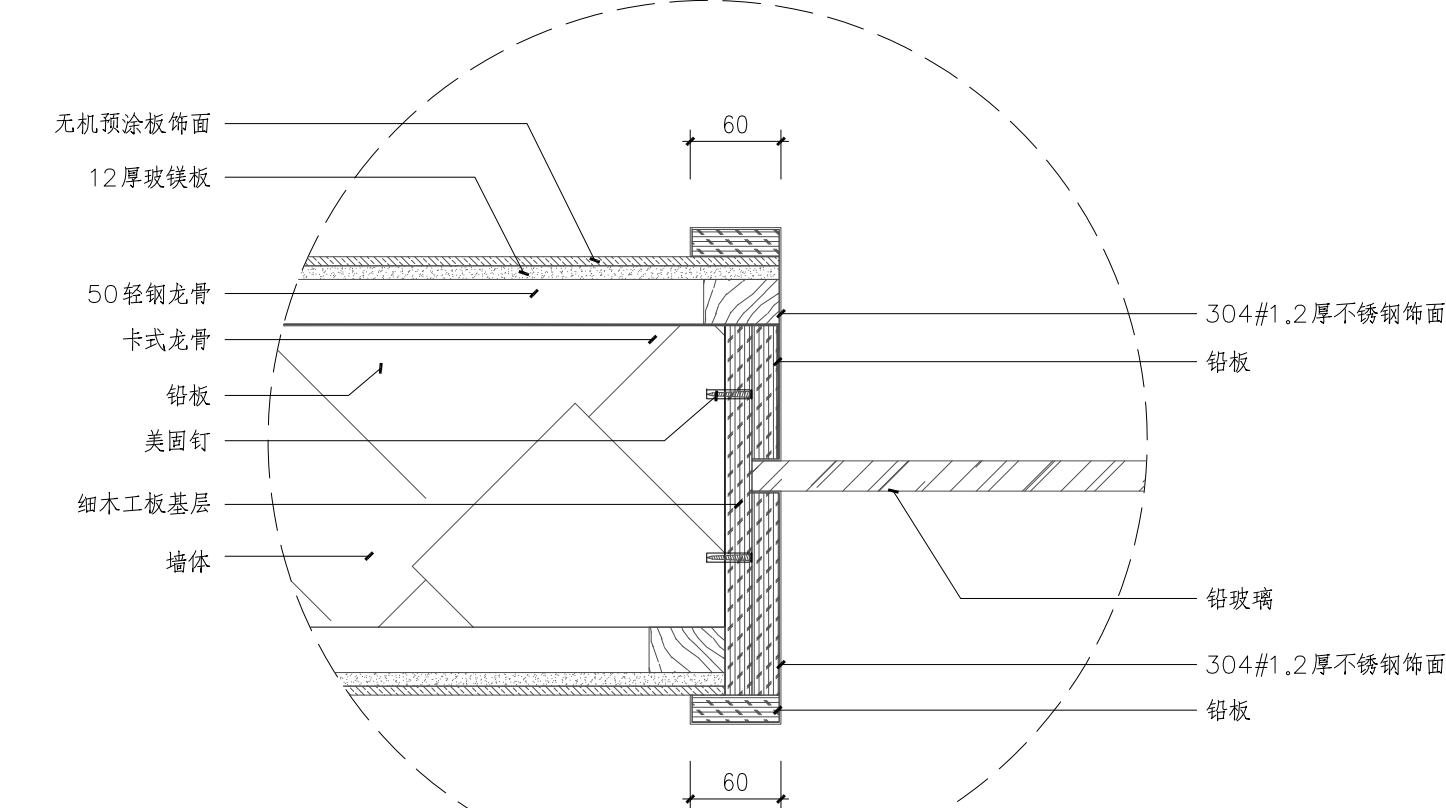


E节点图




警示红灯




警示牌(GB18871-2002标准图形)

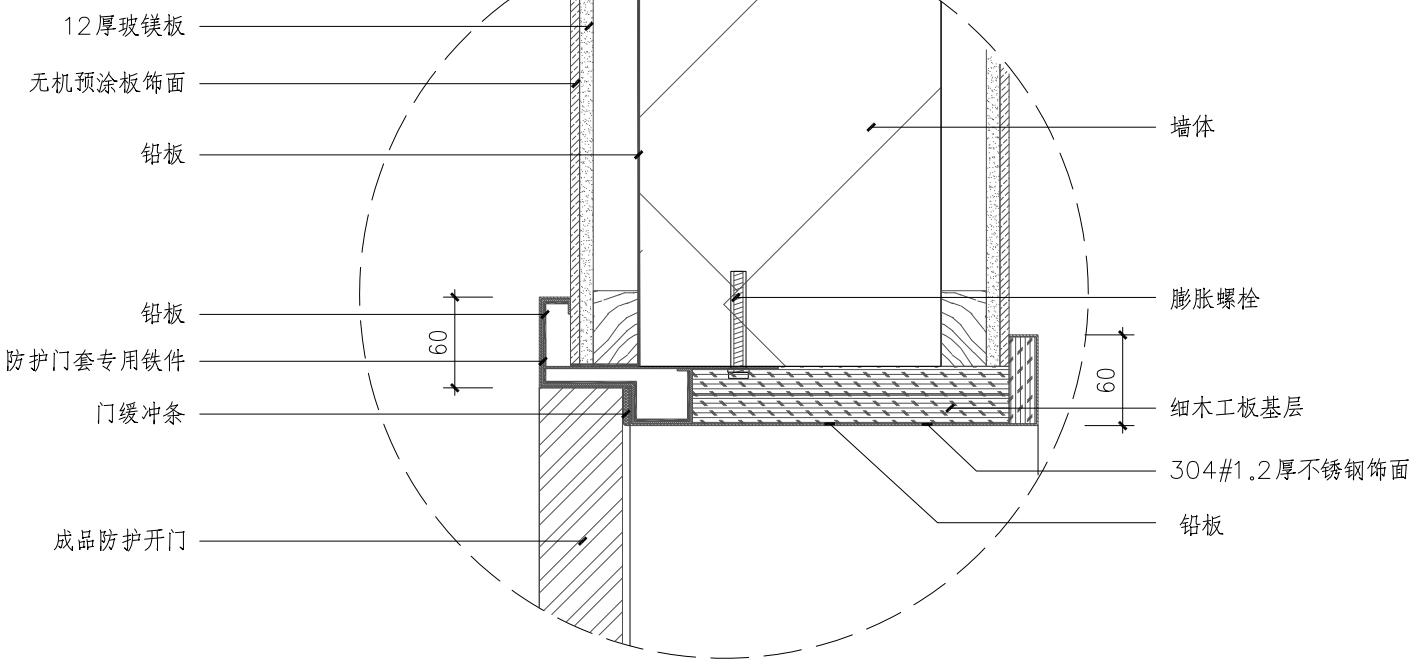

C节点图

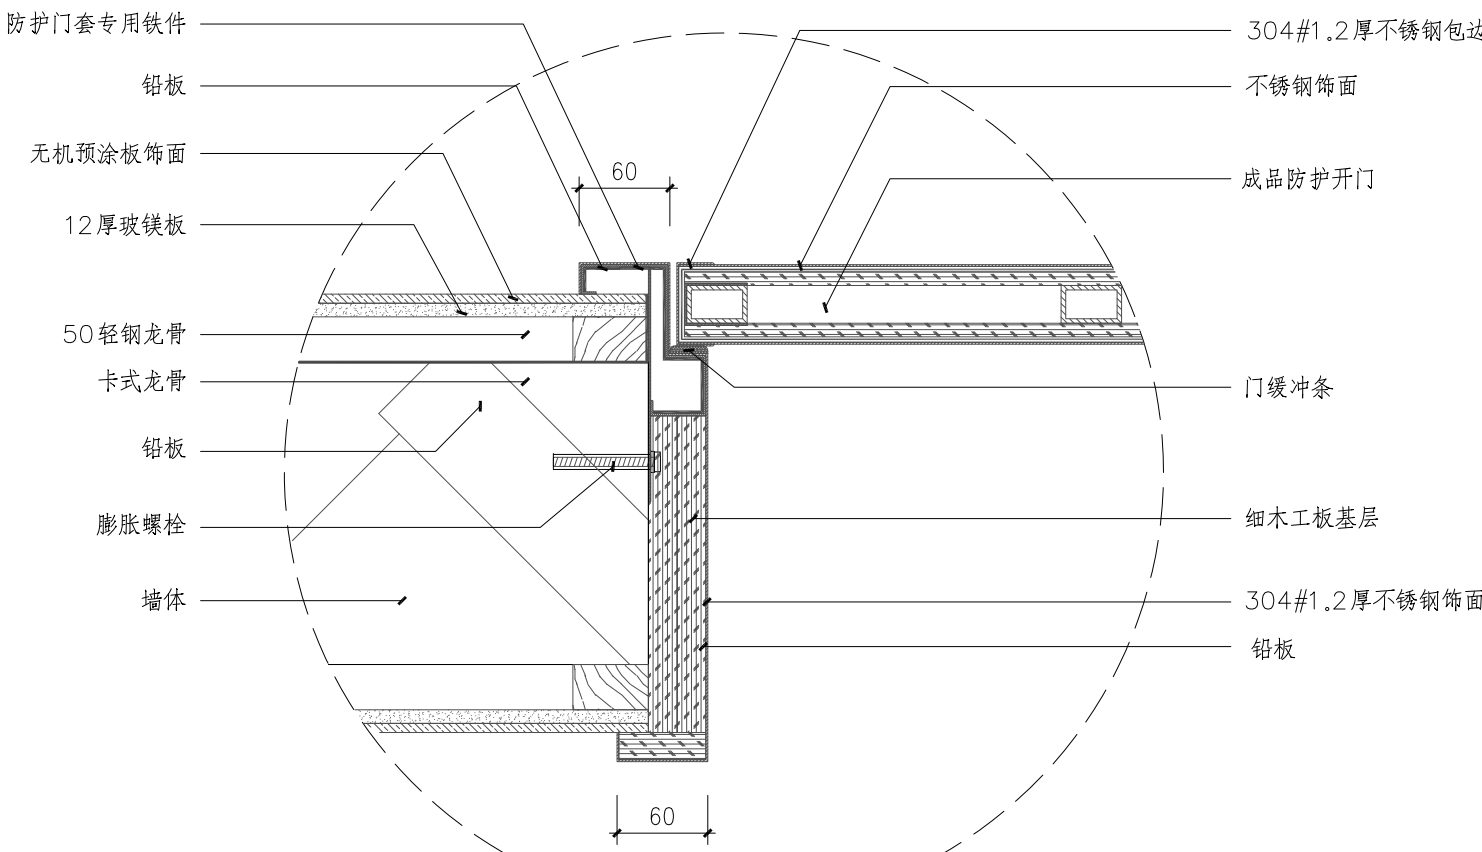

D节点图

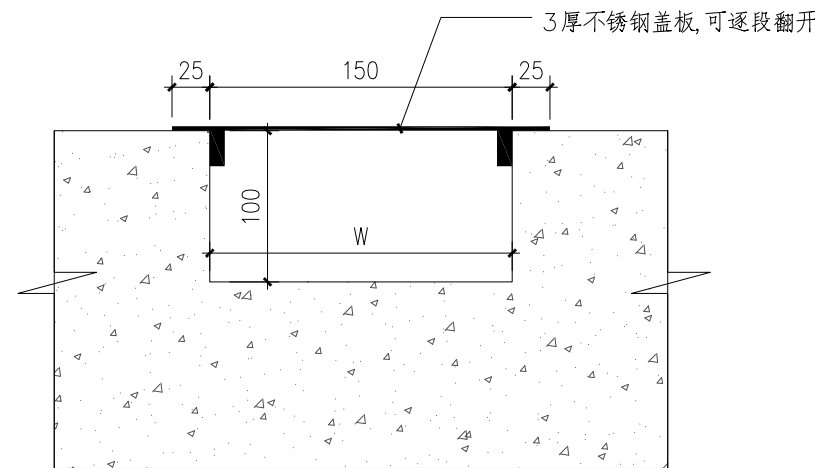

电缆沟节点图

备注 DESCRIPTION:

无材料

无材料

出图签章 SEAL:

执业专用章签章 PROFESSIONAL SIGNATURE:

上海浚源建筑设计股份有限公司
SHUY Architectural Design Co., Ltd.
设计证书甲级编号: A231003392

合作设计 CO-DESIGNER

建设单位 DEVELOPER/LANDOWNER

上海交通大学医学院附属新华医院

工程名称 PROJECT TITLE

核医学科骨密度机房防护装饰工程

项目 PROJECT

核医学科骨密度机房防护装饰工程

图纸名称 DRAWING TITLE

防护门窗节点图

设计负责人 PROJECT DIRECTOR	XXX	
审 定 APPROVED BY	XXX	
审 核 AGREED BY	XXX	
校 对 CHECKED BY	XXX	
专业负责人 PROJECT IN-CHARGE	XXX	
设 计 DESIGNED BY	周洁仪	
制 图 DRAWN BY	周洁仪	
专 业 SPECIALITY	装饰	工程编号 PROJECT NO. XXXXXXX
阶 段 STAGE	施工图	比 例 SCALE 详见图
图 号 DRAWING NO.	JD-02	日 期 DATE 2024. 11